

A

2

D

三

7

名称: 电梯一体化控制柜3000+原理图KRT-CTBC-A型接口板

图号: KRTMU3000+

编码:

版本: A

页数: 共40张

版本: A

拟制:

核冊

批准:

511

KRTMU3000+

图纸名称:

下一页:

页码:

日期:

2017-06-21

编码。

封面

4

明細表

序号	图号	页码	图纸名称	版本
1	KRTMU3000+	A	封面	A
2	KRTMU3000+	B	明细表	A
3	KRTMU3000+	C	修订记录表	A
4	KRTMU3000+	D	器件代号表	A
5	KRTMU3000+	E	工艺标准	A
6	KRTMU3000+	P01	接口板插件布置图	A
7	KRTMU3000+	P02	接口板接线图1	A
8	KRTMU3000+	P03	接口板接线图2	A
9	KRTMU3000+	P04	接口板出柜插件表及控制柜端子图	A
10	KRTMU3000+	P05	同步机安全回路图	A
11	KRTMU3000+	P05A	同步机UCMP原理图	A
12	KRTMU3000+	P06	异步机双开门安全回路图	A
13	KRTMU3000+	P06A	异步机双开门UCMP原理图	A
14	KRTMU3000+	P07	有机房控制回路图	A
15	KRTMU3000+	P08	无机房控制回路图	A
16	KRTMU3000+	P09	有机房380V电源供电回路及抱闸回路图	A
17	KRTMU3000+	P10	有机房220V电源供电回路及抱闸回路图	A
18	KRTMU3000+	P11	无机房380V电源供电回路及抱闸回路图	A
19	KRTMU3000+	P12	无机房220V电源供电回路及抱闸回路图	A
20	KRTMU3000+	P13	有机房380V电源有零线供电回路及抱闸回路图	A
21	KRTMU3000+	P14	无机房380V电源有零线供电回路及抱闸回路图	A
22	KRTMU3000+	P15	ARD应急应急平层装置(380V)回路图	A
23	KRTMU3000+	P16	ARD应急应急平层装置(220V)回路图	A
24	KRTMU3000+	P17	检修回路图	A
25	KRTMU3000+	P18	轿顶控制回路图和复杂刷卡	A
26	KRTMU3000+	P19A	刷卡装置图	A
27	KRTMU3000+	P19	对讲, 警铃, 应急灯1	A
28	KRTMU3000+	P20	对讲, 警铃, 应急灯2	A
29	KRTMU3000+	P21	有机房照明回路图	A
30	KRTMU3000+	P22	无机房照明回路图	A
31	KRTMU3000+	P23	无机房限速器电动操作回路图	A
32	KRTMU3000+	P23A	无机房电动松闸回路	A
33	KRTMU3000+	P24	并联回路图	A

[illegible]

A	代号	位置	含 义	代号	位置	含 义	代号	位置	含 义	代号	位置	含 义
	1BFS	HTW	缓冲器开关1	EIS	CTR	紧急电动运行继电器	PUR	HTW	底坑插座			
	2BFS	HTW	缓冲器开关2	F	CAR	轿内风扇	QF	CTR	空气开关			
	ALB	CAR	警铃按钮	FIRS2	CAR	消防员开关(操纵箱)	RCS	MR	夹绳器电气开关			
	ATS	CAR	司机/自动转换开关	FLSD	HTW	下极限开关	RRB	CTR	限速器远程释放按钮			
	BM	CTR	抱闸线圈	FLSU	HTW	上极限开关	RRD	HTW	限速器远程释放线圈			
	BY	CTR	抱闸接触器	FS	CAR	轿内风扇开关	UCMP	CTR	轿厢意外移动保护装置			
	CCB	CAR	指令分配板	FU	CTR	熔断器	RTB	CTR	限速器远程动作按钮			
	CES	CAR	轿内急停开关	FX	CTR	封星接触器	RTD	HTW	限速器远程动作线圈			
	CHM	CAR	语音报站器	GS	CAR	轿门锁开关	S1	CTR	检修回路端子			
B	CIS	CTR	紧急电动运行开关	GTS	HTW	限速器张紧轮断绳开关	SD	HTW	防过流二极管			
	CLI	CAR	轿内照明	HCB	HTW	楼层显示板	SS1	CTR	安全回路端子			
	CLIS	CAR	轿内照明开关	ISS	CAR	独立运行开关	SS2	CTR	安全回路端子			
	CLT1	CAR	门1关门到位	LH	HTW	井道照明	SOS	CTR	安全钳动作电气开关			
	CLT2	CAR	门2关门到位	LHS	HTW	井道照明开关	SW	CTR	运行接触器			
	CTB	CAR	轿顶控制板	LPT	CAR	到站钟	SWP	CTR	开关电源			
	CTRL	CTR	控制柜照明灯	LSD	HTW	下限位开关	TA	CTR	大端子			
	CZ	CTR	控制柜插座	LSU	HTW	上限位开关	TB	CTR	小端子			
	DBR	CTR	制动电阻	LWO	CAR	超载开关	TCI	CAR	轿顶检修旋组			
	DCB1	CAR	门1关门指令	LWX	CAR	满载开关	TCIB	CAR	轿顶检修公用按钮			
C	DCB2	CAR	门2关门指令	MCB	CTR	主控制板	TCID	CAR	轿顶检修下行按钮			
	DOB	CTR	紧急电动运行下行按钮	MDBU	CTR	制动单元	TCIU	CAR	轿顶检修上行按钮			
	DDCB	CAR	关门延时按钮	MES	CTR	控制柜急停按钮	TES	CAR	轿顶急停按钮			
	DLs1	HTW	下一级强迫减速	MES-1	CTR	检修手柄急停按钮	TLS	CAR	轿顶照明开关			
	DLs2	HTW	下二级强迫减速	MES-2	MR	盘车手轮急停按钮	TOCL	CAR	轿顶检修照明灯			
	DLs3	HTW	下三级强迫减速	MTS	MR	马达过热时保护	TRF	CTR	控制变压器			
	DM	CAR	门机马达	NSB	CAR	司机直达开关	TUR1	CAR	轿顶插座AC220V			
	DOB1	CAR	门1开门指令	OLT1	HTW	门1开门到位	TUR2	CAR	轿顶插座AC36V			
	DOB2	CAR	门2开门指令	OLT2	HTW	门2开门到位	UDB	CTR	紧急电动运行上行按钮			
	DS	HTW	层门锁电气联动开关	OS	HTW	限速器电气开关	ULS1	HTW	上一级强迫减速			
D	DZD	CAR	下平层感应器	PES1	HTW	底坑检修箱急停按钮	ULS2	HTW	上二级强迫减速			
	DZU	CAR	上平层感应器	PES2	HTW	底坑开关盒急停按钮	ULS3	HTW	上三级强迫减速			
	ECB	CAR	警铃	PFR	CTR	相序继电器	VDR	HTW	压敏电阻	CAR	轿厢	
	ECL	CAR	轿厢应急照明	PG	MR	编码器(曳引机)	SGS	CAR	轿门锁开关	CTR	控制柜	
	EDP1	CAR	门1光幕	PLI	HTW	底坑照明灯	UCMP	CTR	轿厢意外移动保护装置	MR	主机	
	EDP2	CAR	门2光幕	PLS	HTW	底坑照明开关				HTW	井道	
E												
F												

A
NICE3000电气原理图工艺标准:

1. 电源等级命名规则:

380V动力电源在主空气开关前级的三相五线命名为R、S、T、N、PE。

220V照明电源在电源柜空气开关前级的命名为Xa、Xb，在空气开关后级的命名为501、502。

控制变压器次级命名规则交流220V为201、202，交流110V为101、102，直流110V为L+、L-。

24V输出端命名为301、302。

在这些之后的命名根据规则逐级往后，范围在103—199、203—299、303—399、503—599之间。

2. 线号命名规则:

101—199 做为交流110V相关线路;

201—299 做为控制用交流220V相关线路;

301—399 做为直流24V相关线路;

501—599 做为交流220V照明电路相关线路;

601—610 做为交流36V相关线路;

801—810 做为井道照明交流220V相关线路;

3. 开关及触点规则:

所有开关及继电器、接触器触点按照上开下闭，左开右闭习惯。

4. 本原理图适用于我公司生产的模块化一体机控制柜。

5. 图纸中线号命名方法:


例：TB: 501。其中TB代表接线端子排TB，501为线号。本图中共有TA、TB两种接线端子排。

6. 图纸适用范围:


同异步控制柜。异步机时不需要接“同步机时增加”的元器件及其相关线路。


输入输出端子对照表


名称	定义	位号
X1	上平层	KCB-AB:06
X2	门区 (有提前开门时增加)	KCB-T1:6
X3	下平层	KCB-AB:07
X4	旁路	KCB-S1:01
X5	备用	KCB-K2:06
X6	运行检测	KCB-K2:02
X7	抱闸检测	KCB-K2:03
X8	封星检测	KCB-K2:05
X9	检修	KCB-S1:03
X10	检修上行	KCB-AB:04
X11	检修下行	KCB-AB:05
X12	上限位	KCB-BA:04
X13	下限位	KCB-BA:11
X14	上减速1	KCB-BA:03
X15	下减速1	KCB-BA:08
X16	上减速2	KCB-BA:02
X17	下减速2	KCB-BA:09
X18	抱闸开关检测1	KCB-3M:01
X19	抱闸开关检测2 (有AND功能时增加)	KCB-T1:7
X20	停电应急信号输入 (有AND功能时增加)	KCB-K2:04
X21	消防联动	KCB-B2:1
X22	抱闸开关检测2	KCB-3M:02
X23	上减速3(需要时增加)	KCB-CN3:1
X24	下减速3(需要时增加)	KCB-CN3:2
X25	安全回路检测	KCB-CN2:1
X26	门锁粘连检测	KCB-CN2:2
X27	门锁检测	KCB-CN2:3
X28	门锁粘连检测	KCB-CN2:4
Y1	运行接触器	KCB-K1:3
M1		KCB-K1:10
Y2	抱闸接触器	KCB-K1:4
M2		KCB-K1:10
Y3	封星接触器	KCB-K1:5
M3	(同步电机时增加)	KCB-K1:1
Y4	消防输出	KCB-B2:3
M4		KCB-B2:4
Y5	封门继电器	KCB-T1:5
M5	(有提前开门时增加)	KCB-G1:4
Y6	备用	KCB-K3:4
M6		KCB-K3:5






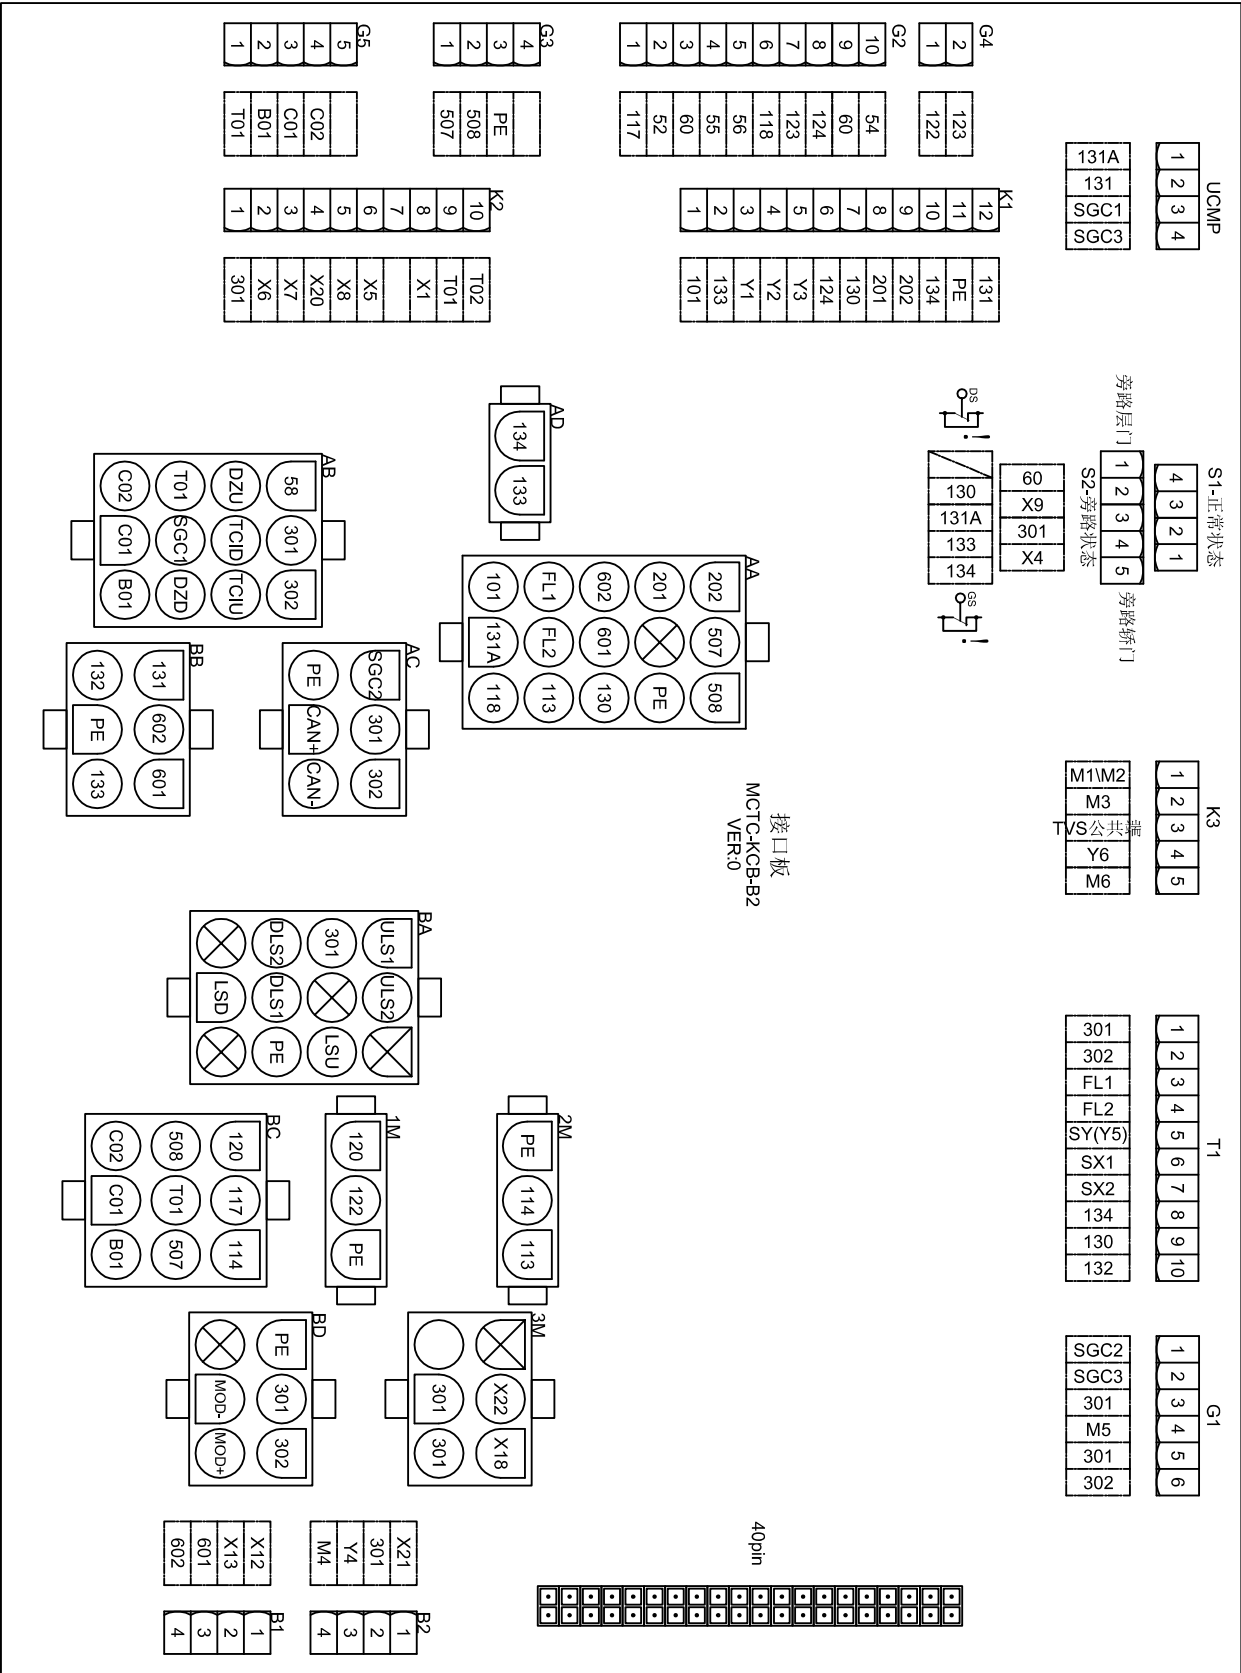


131A
131
SGC1
SGC3



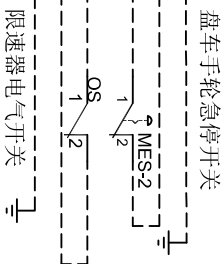


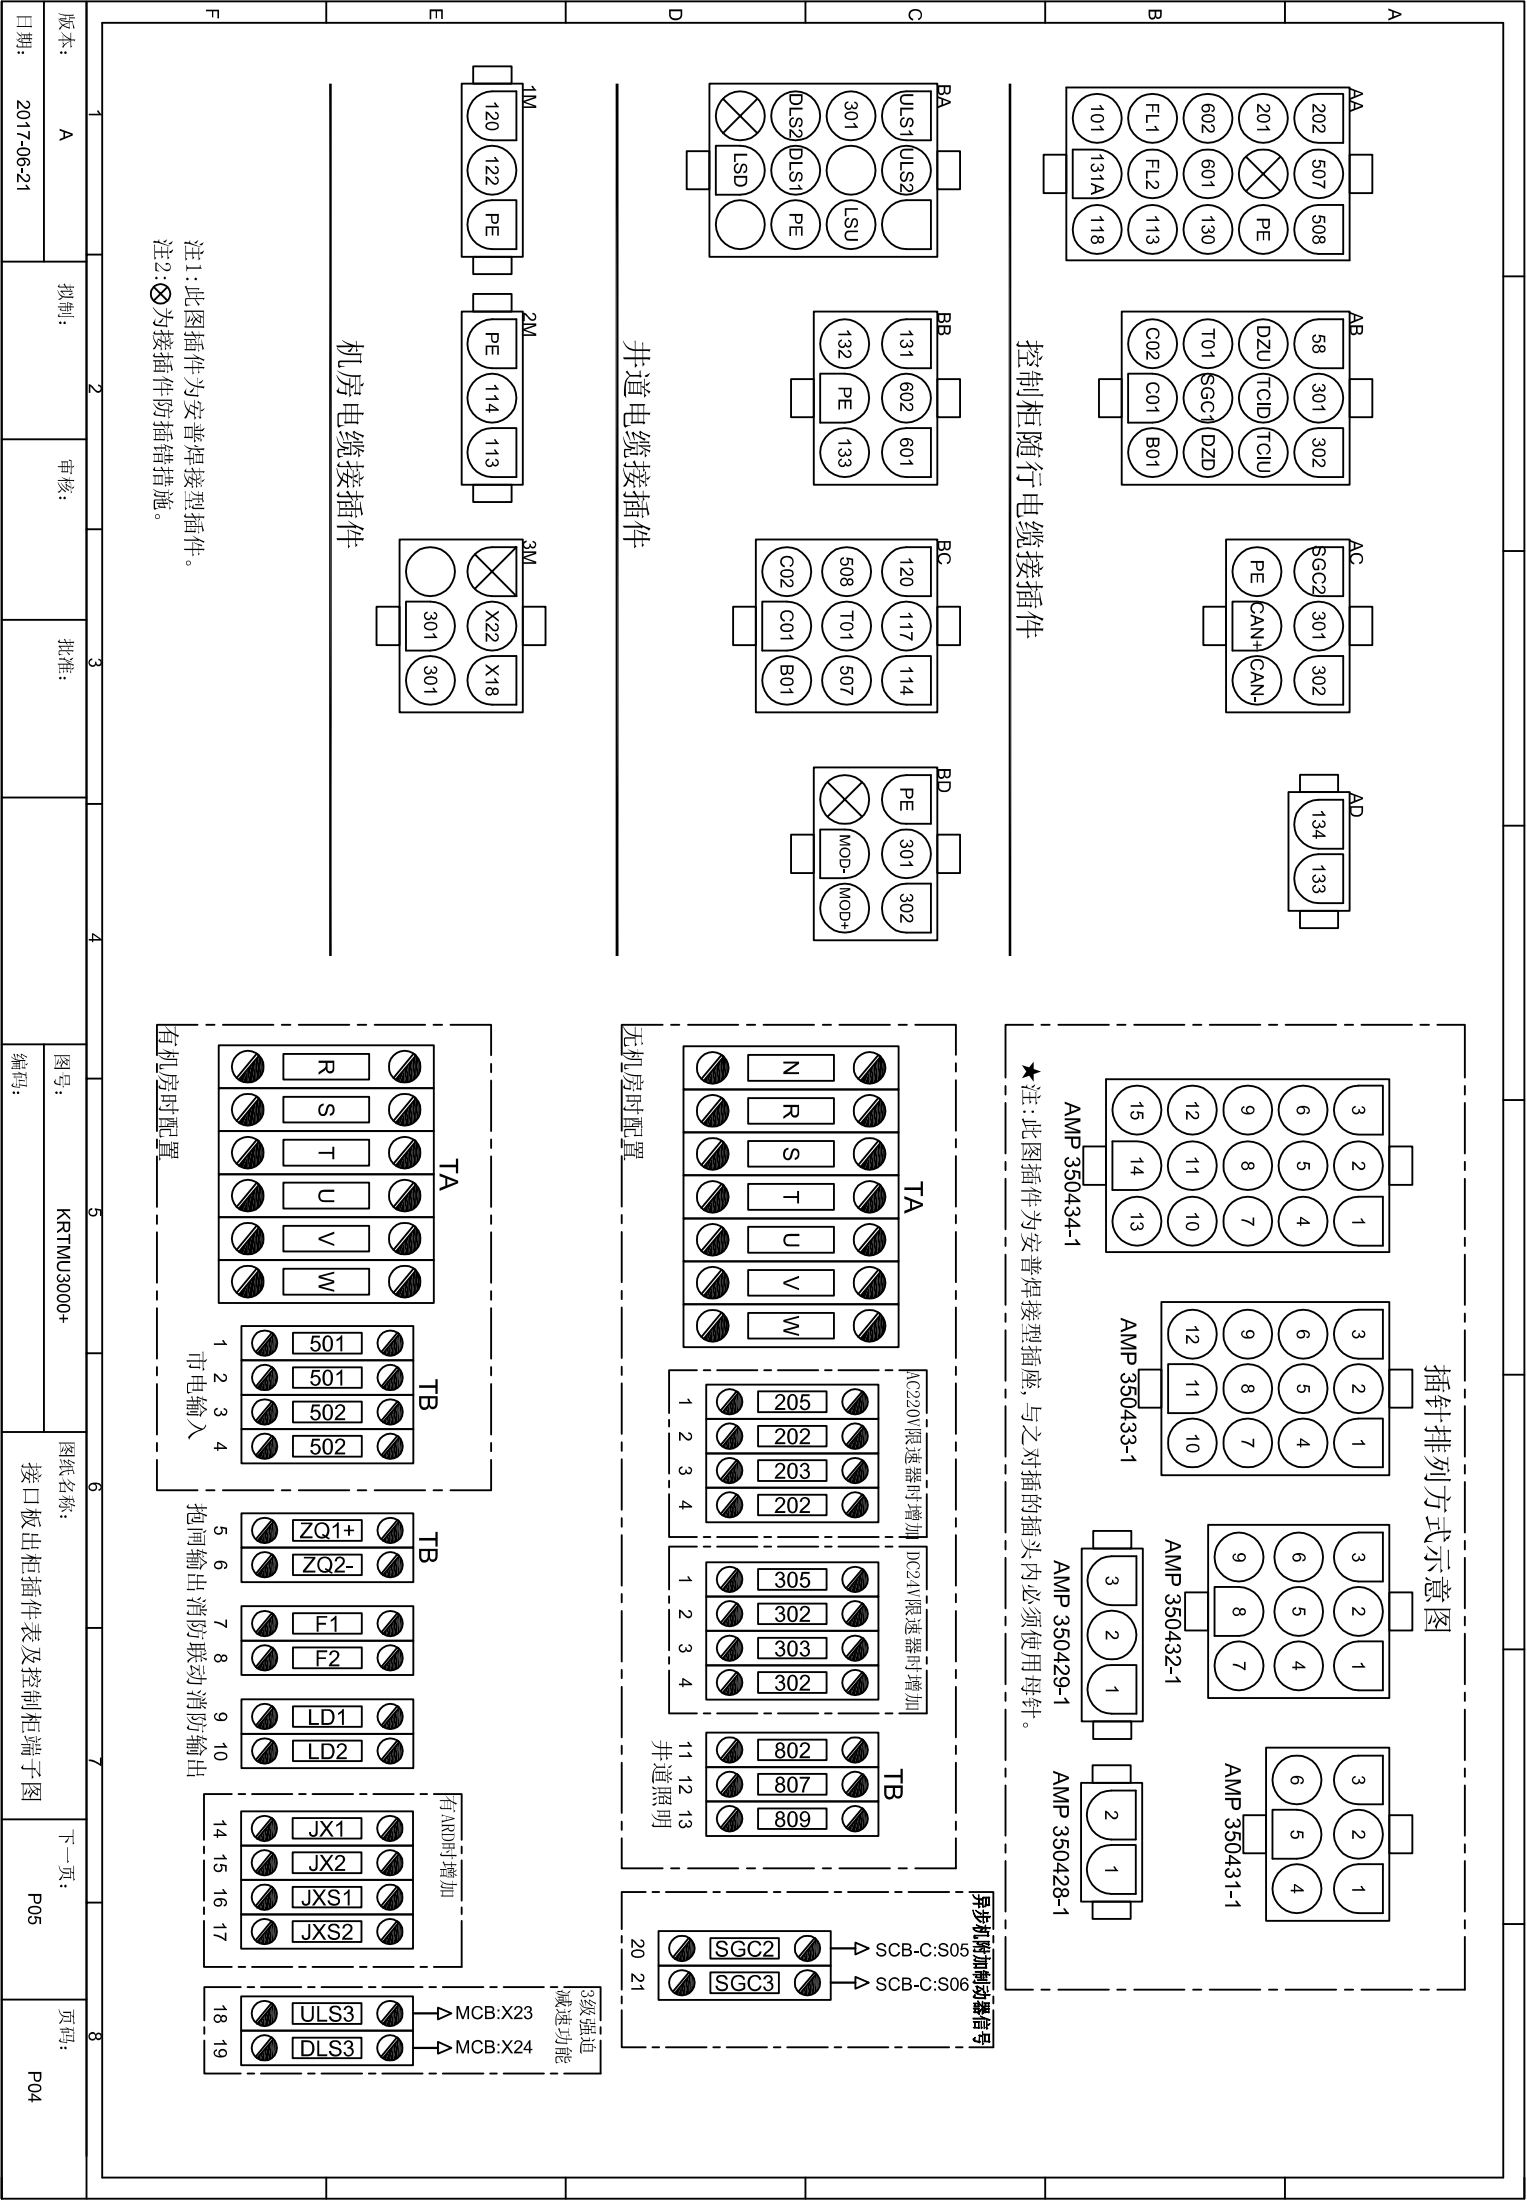


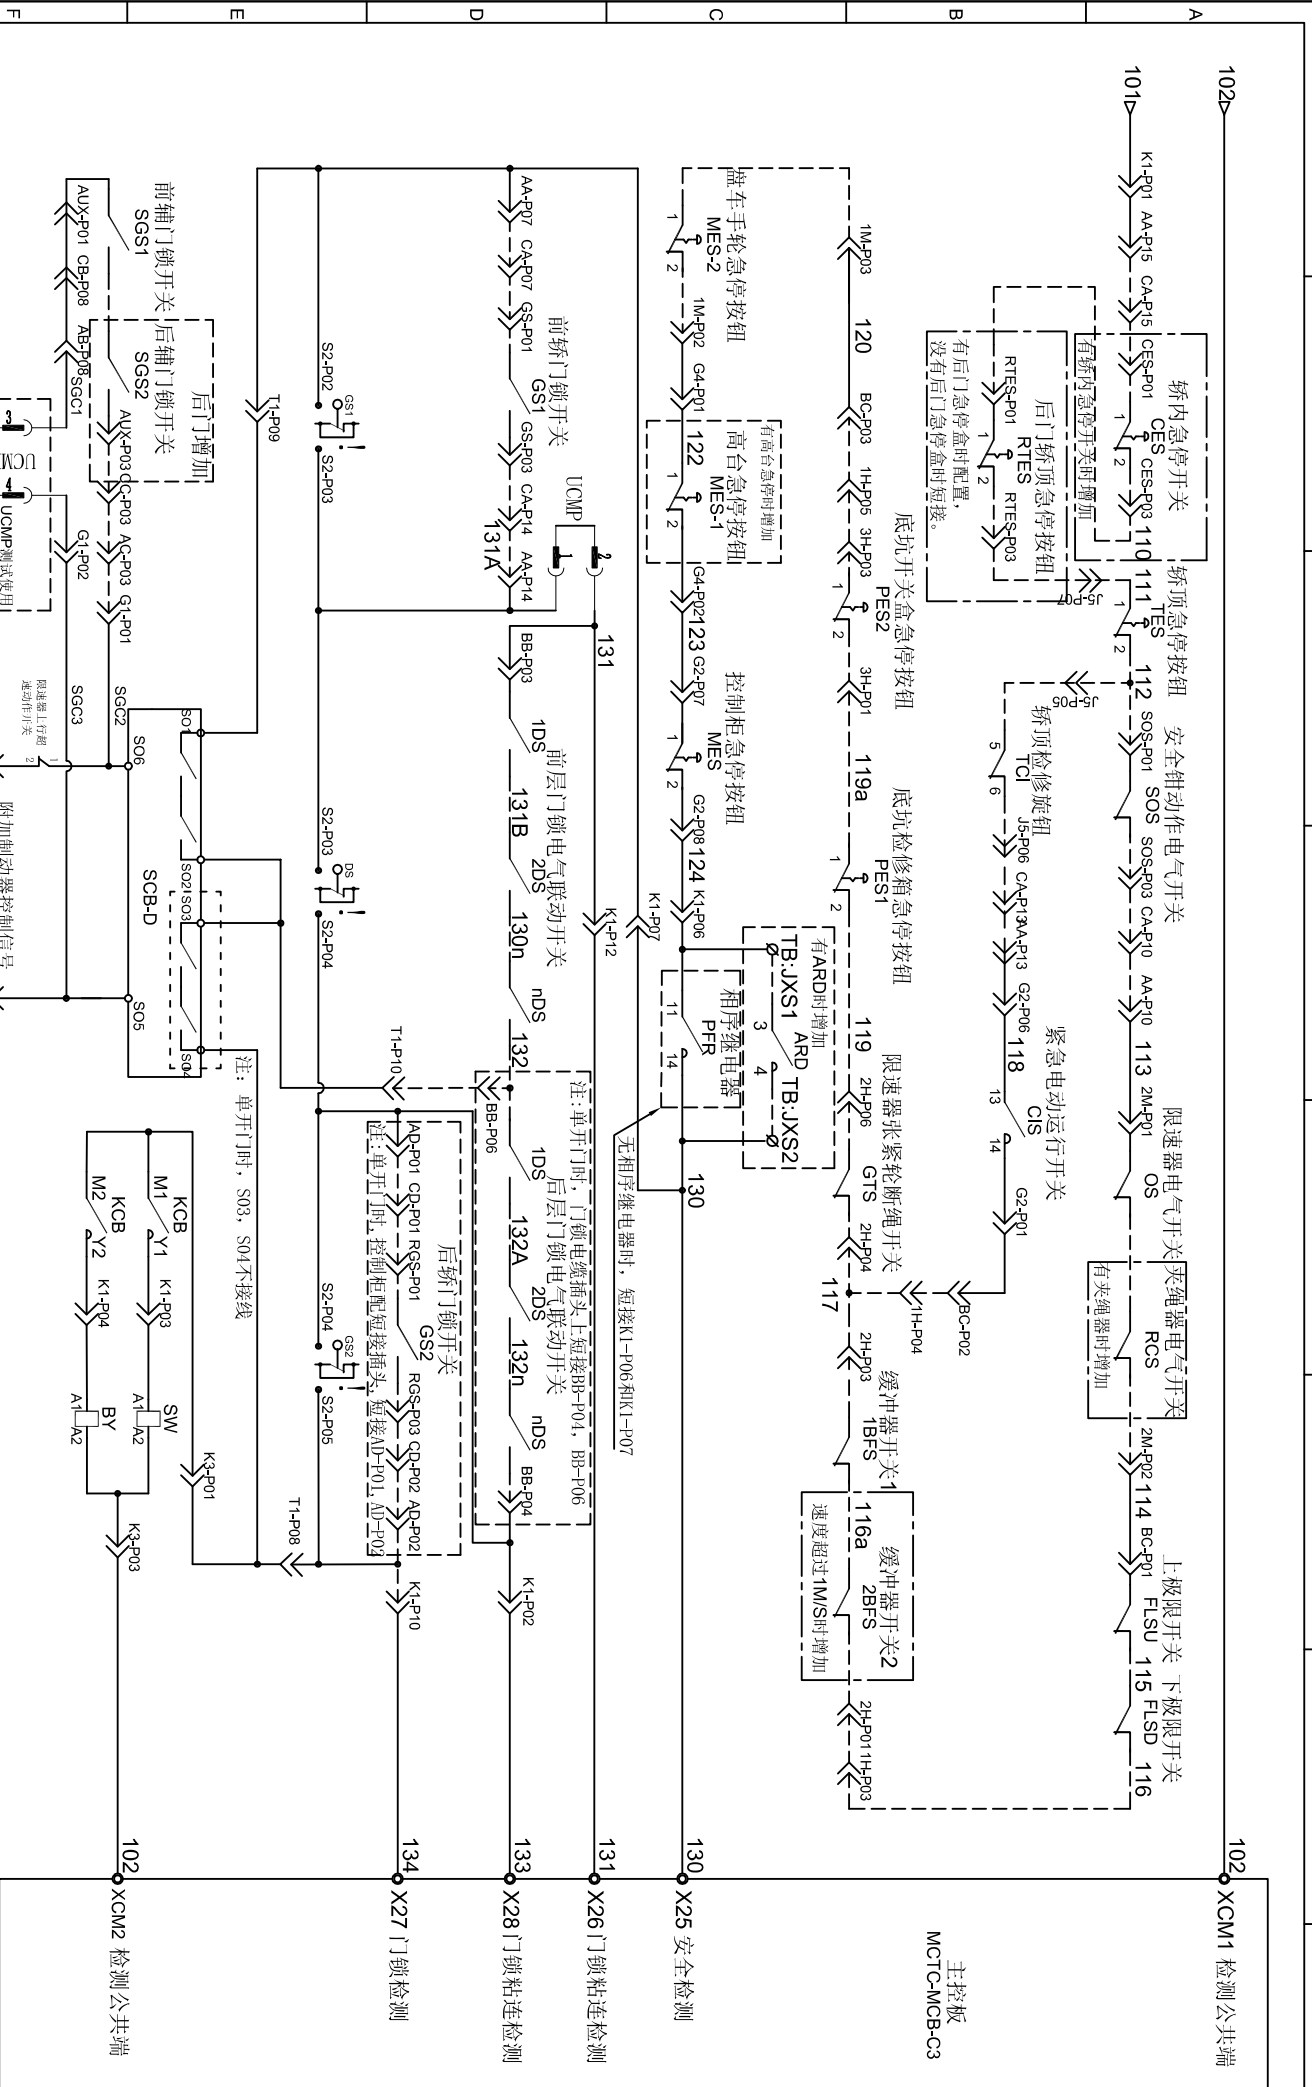

 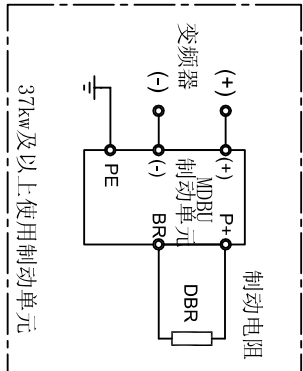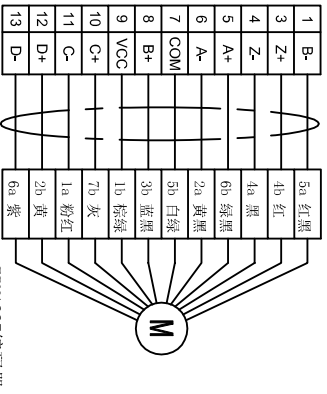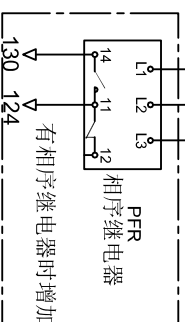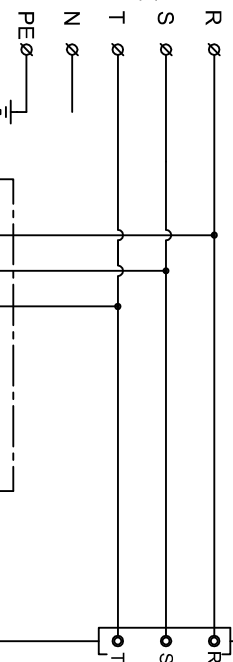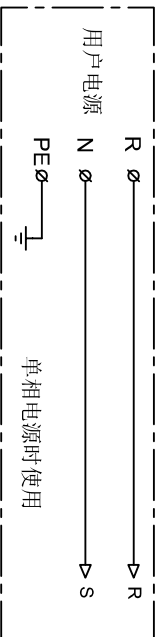




NICE3000

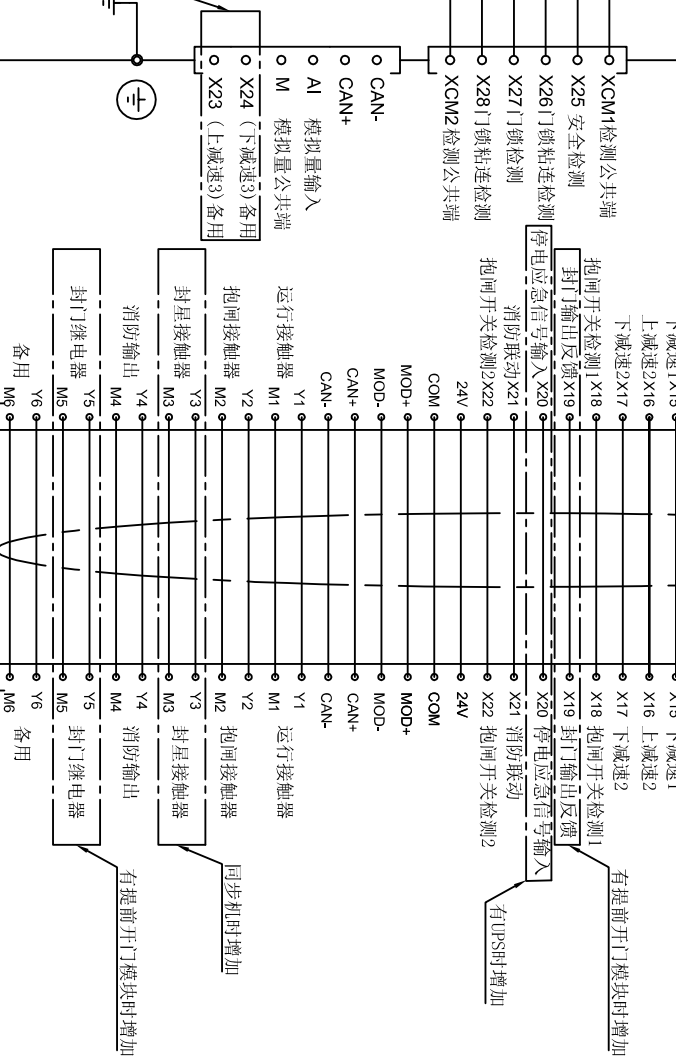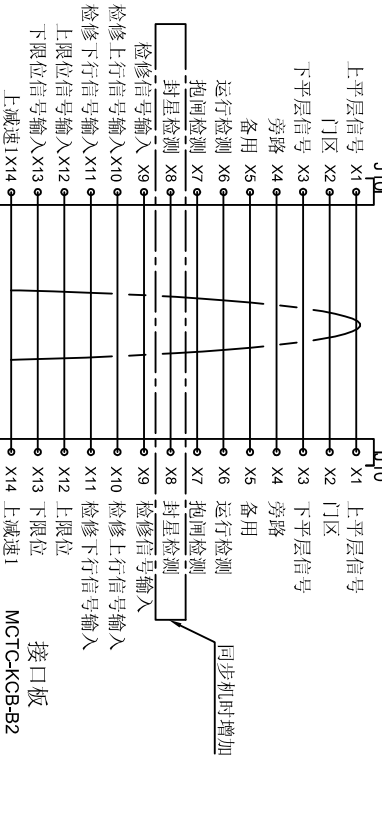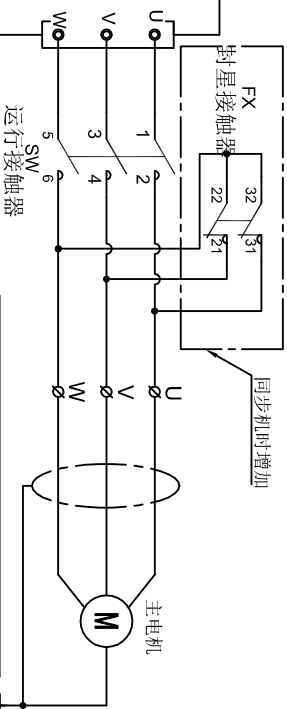

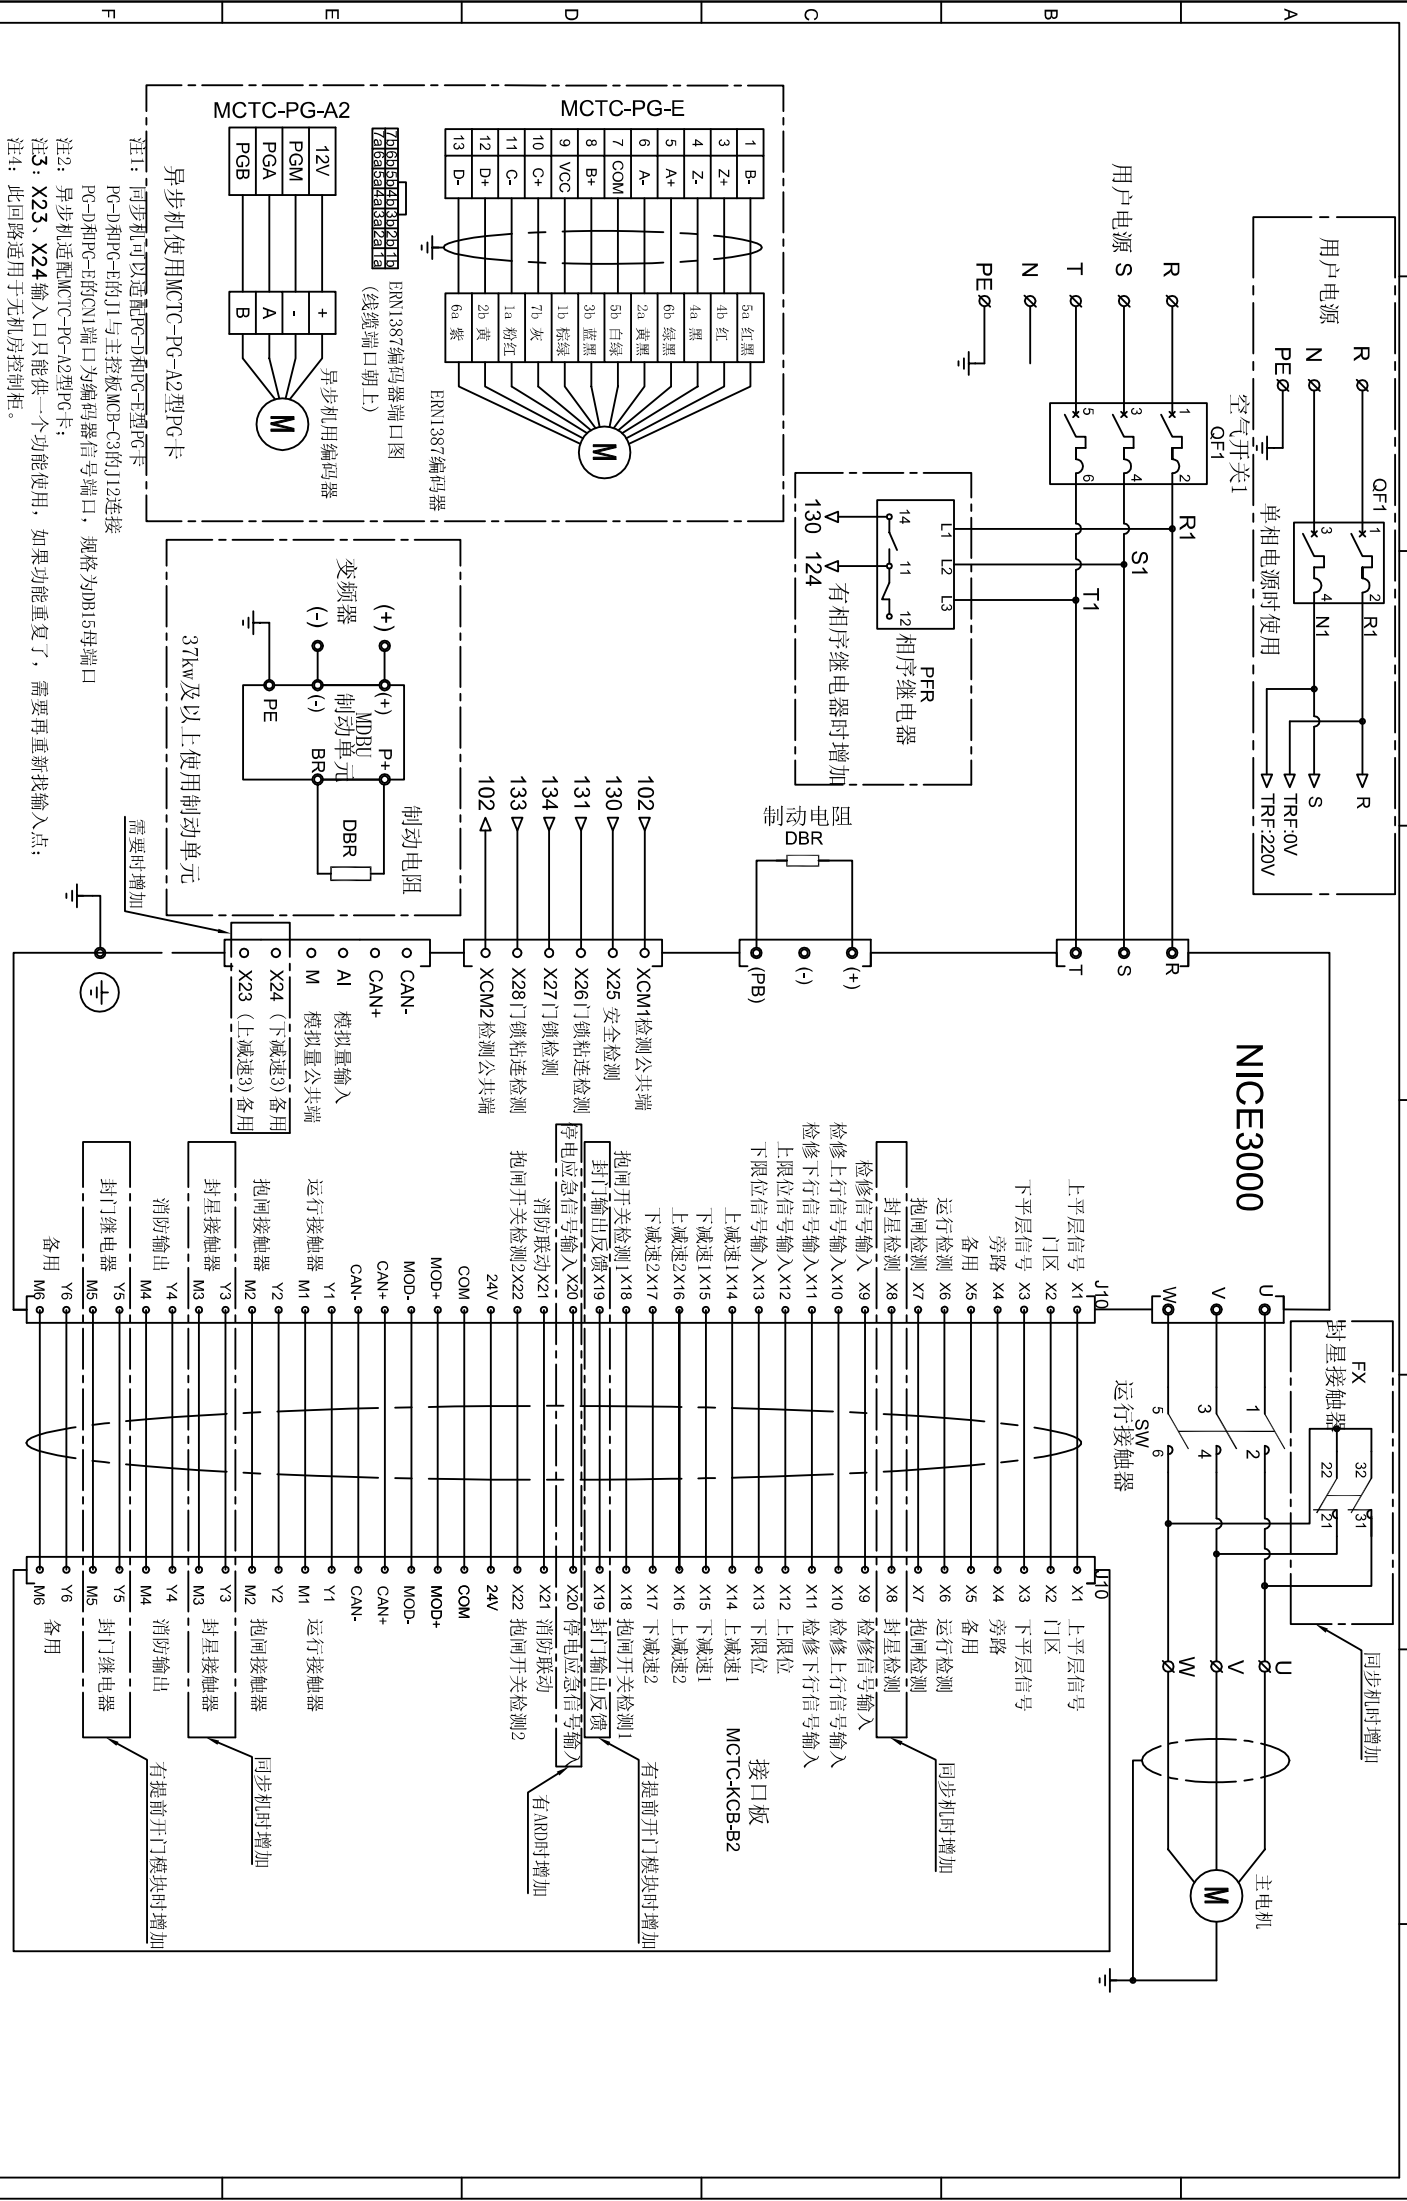

控制变压器
TRF

漏电保护开关
QFB1

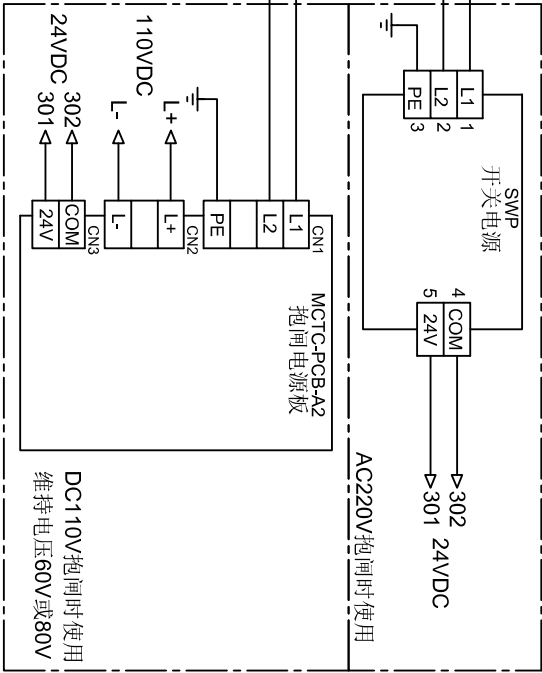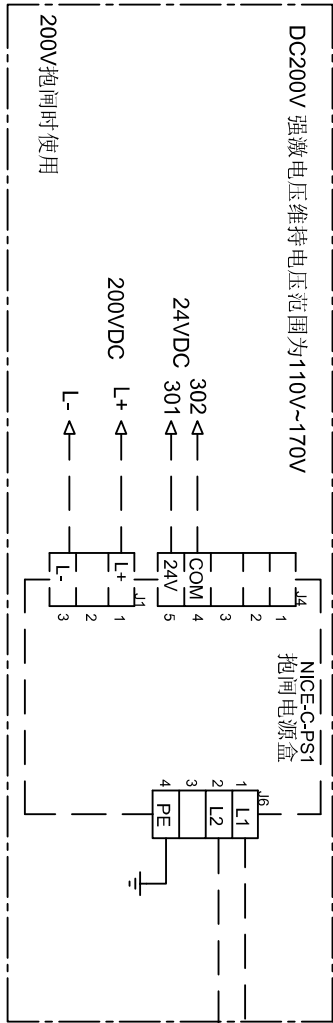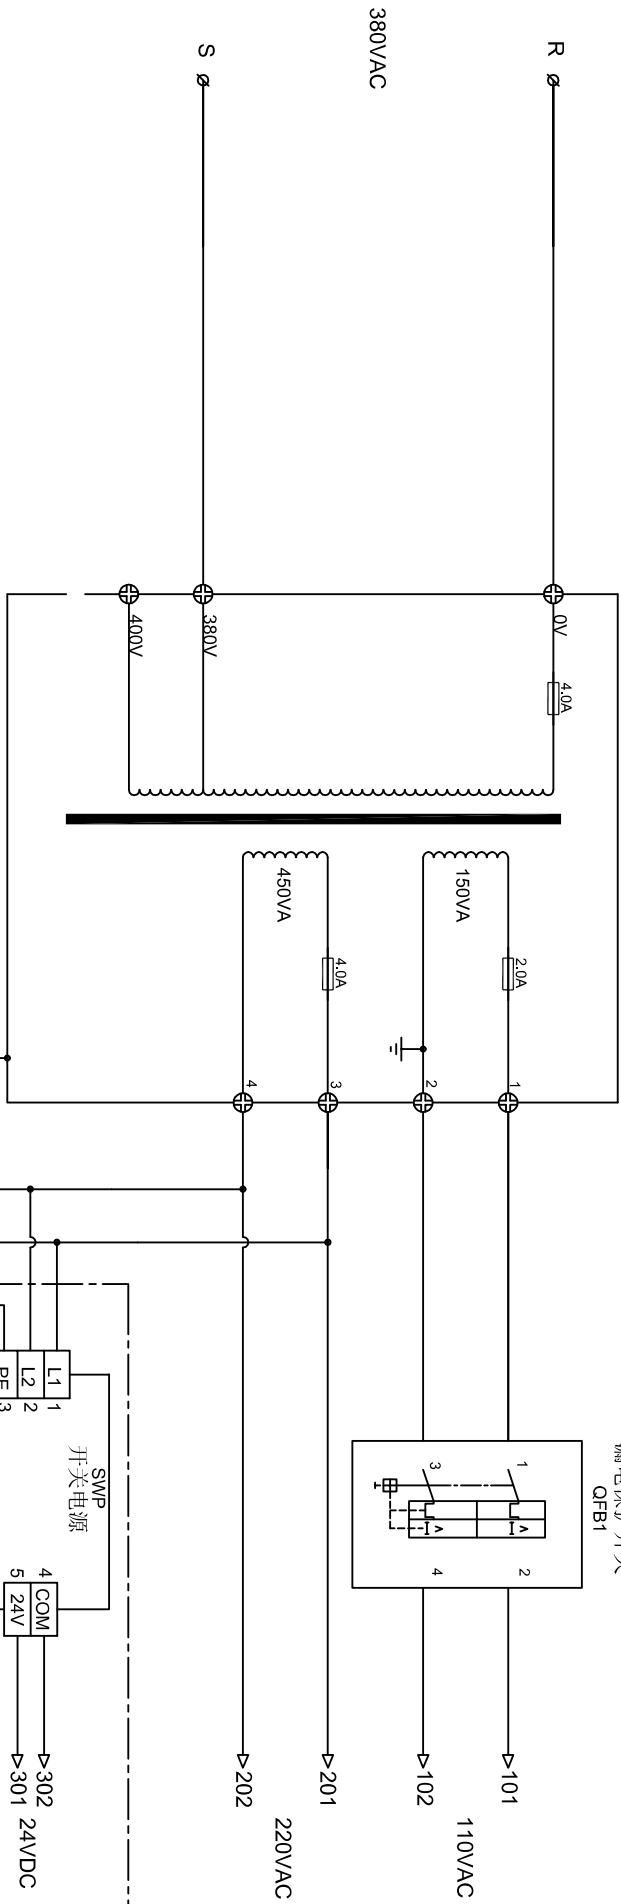





注1:此电源回路适用于有机房控制柜;

注2:控制柜抱闸电压根据客户订单配置;

注3:MCTC-PCB-A2抱闸电源板J3为on时不使用降压功能, J2无效; J3不进行任何短接时, 执行J2所对应短接电压值的降压功能; 当使用降压功能时, CN2输出DC110V,过3s后输出J2所选择的降压值;


注4:NICE-C-PS1抱闸电源盒默认输出110VDC(盒内电源板上拨码开关的9在ON位置, 其余1、2、4、5在OFF位置);抱闸电源为200VDC时将盒内电源板上拨码开关的1、2拨到ON位置的输出200VDC, 其余拨码均在OFF位置;

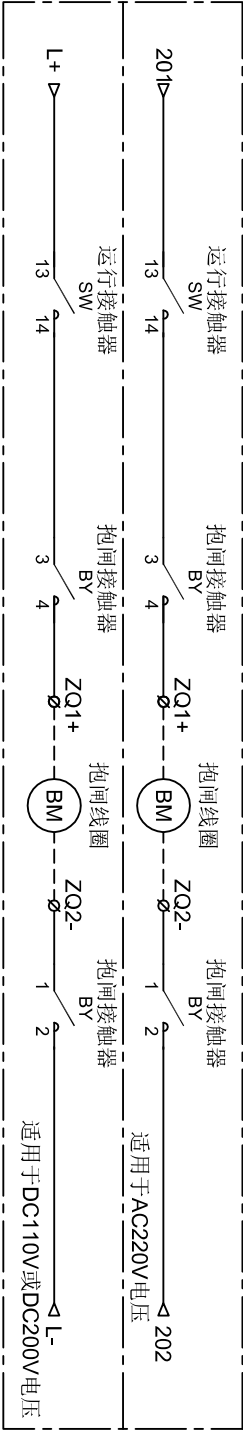

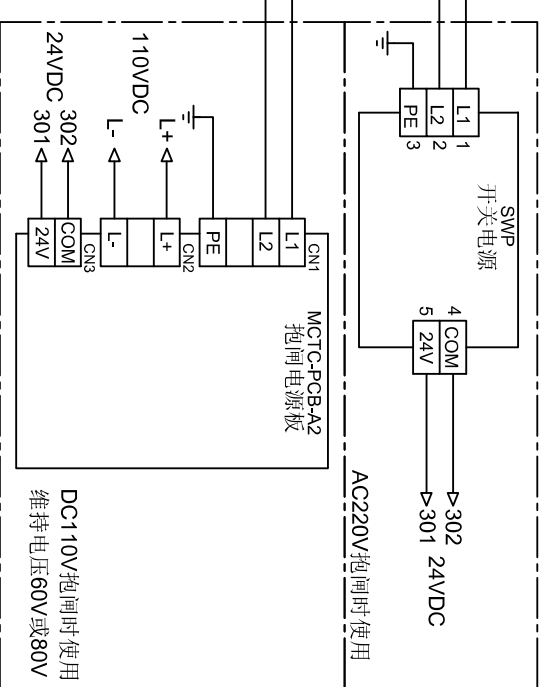
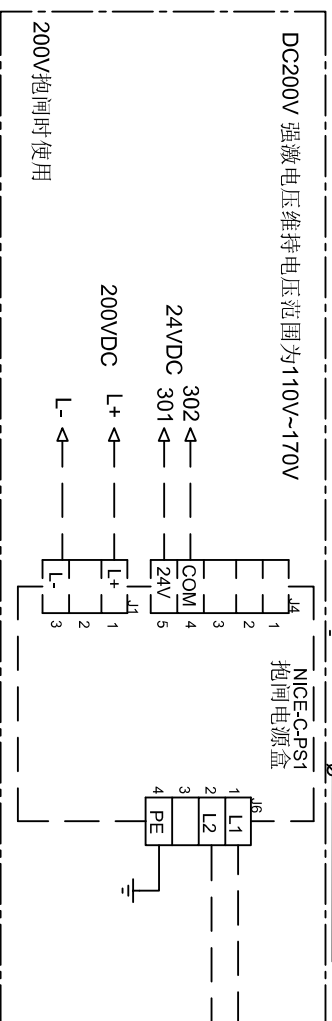
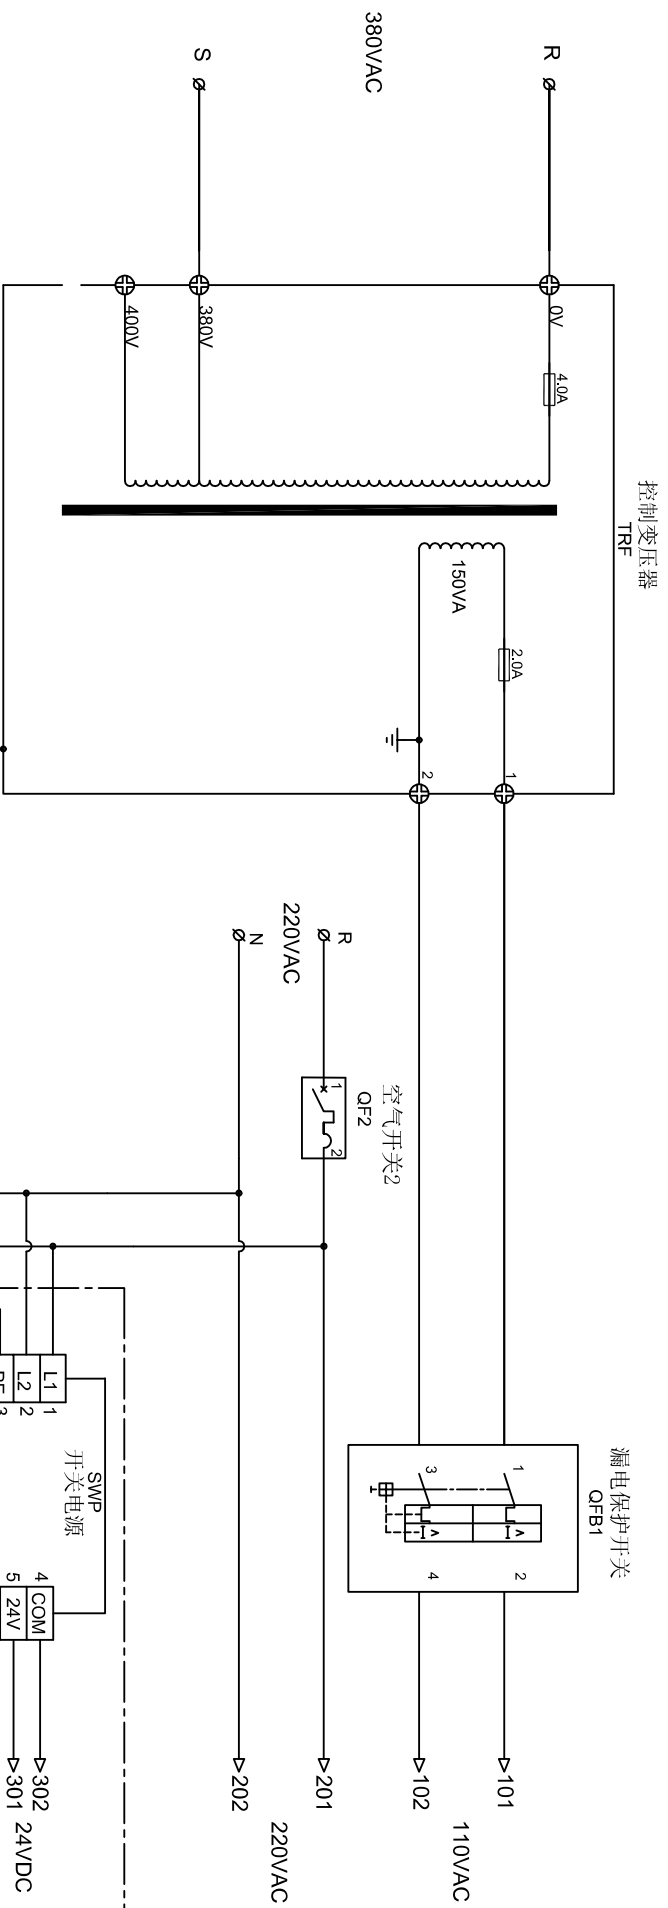


DC110V抱闸时使用
维持电压60V或80V

注1:此电源回路适用于有机房控制柜;
注2:控制柜抱闸电压根据客户订单配置;
注3:MC7C-POB-A2抱闸电源板J3为50m时不使用降压功能, J2无效; J3不进行任何短接时, 执行J2所对应短接电压值的降压功能; 当使用降压功能时, C2输出DC110V过3s后输出J2所选择的降压值;
注4:MC7C-CP51抱闸电源盒默认输出110VDC(盒内电源板上拨码开关的3在ON位置, 其余1、2、4、5在OFF位置);抱闸电源为200VDC时将盒内电源板上拨码开关的1、2拨到0位置时输出200VDC, 其余拨码均在OFF位置;

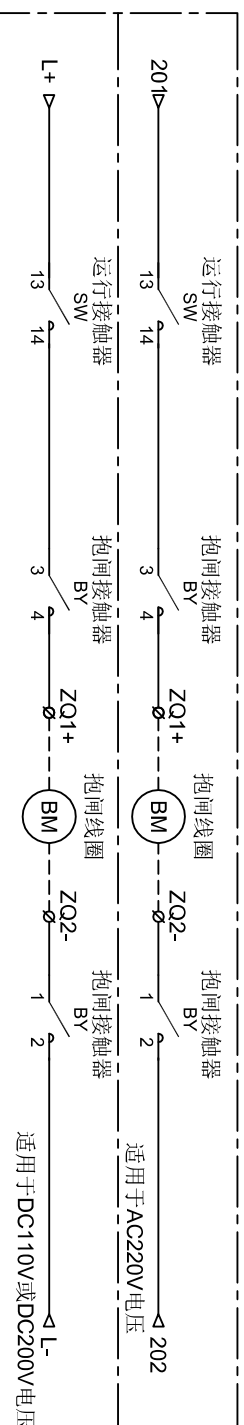

适用于DC110V或DC200V电压

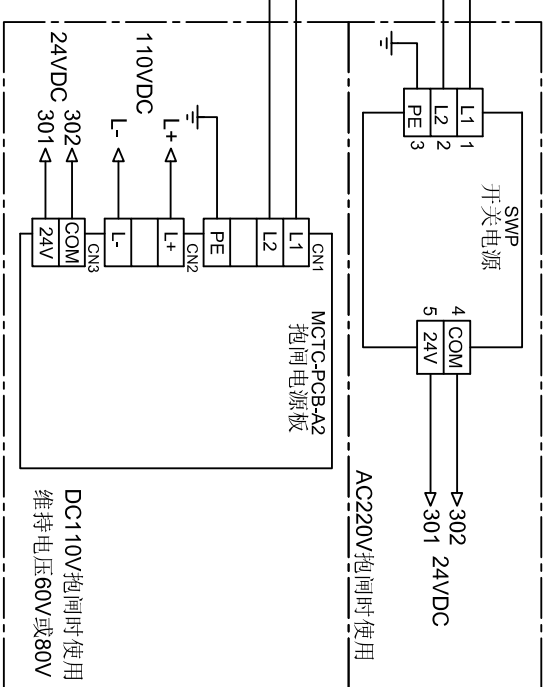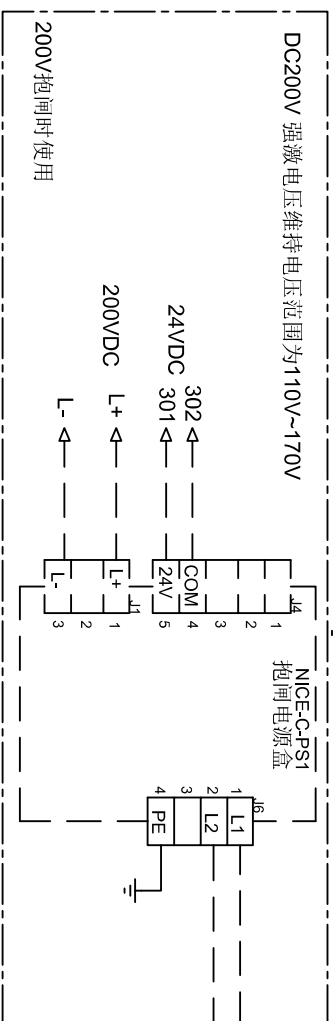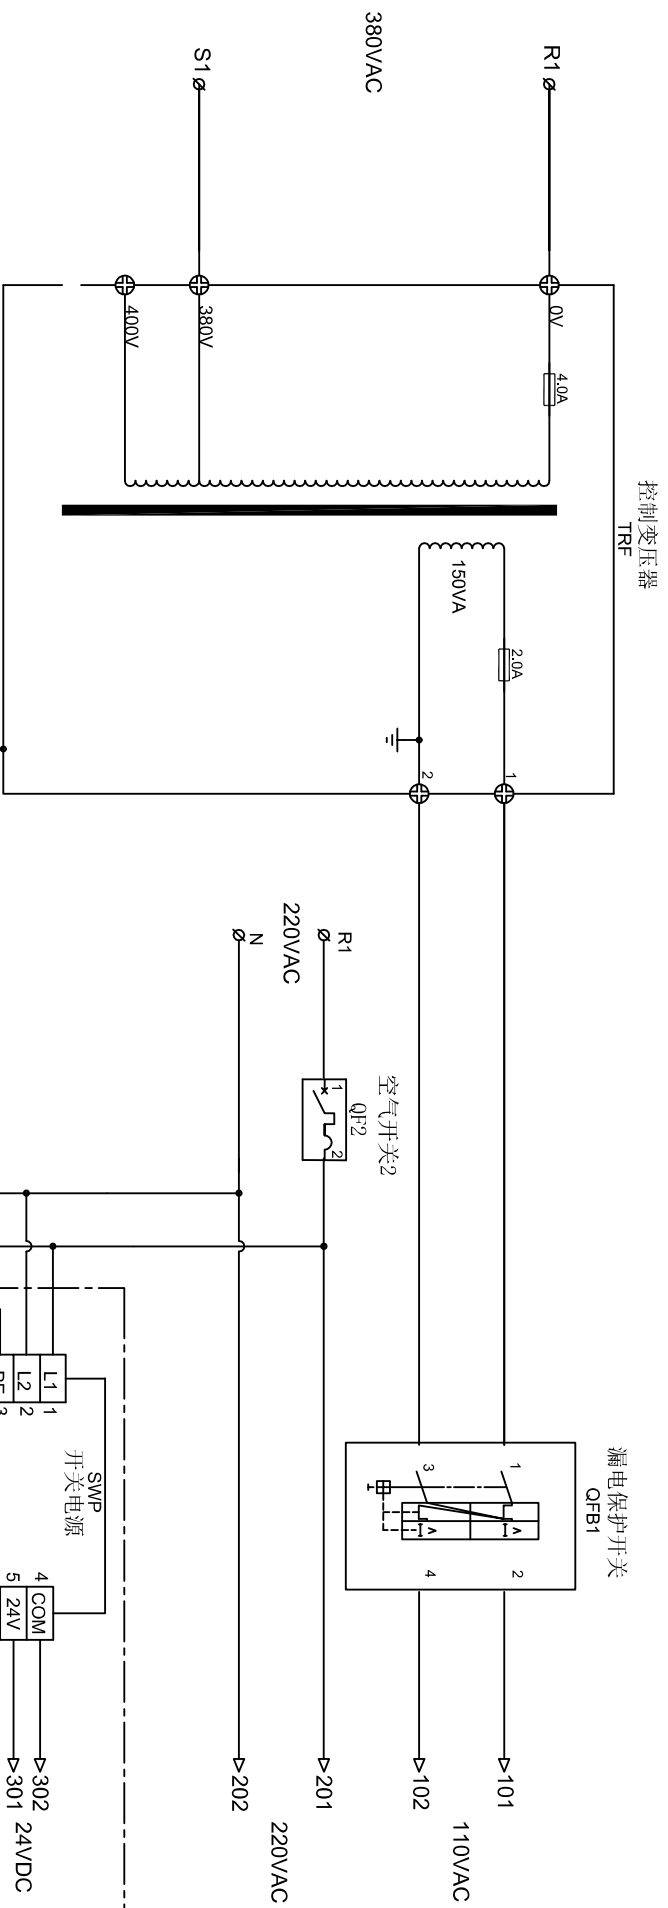


DC110V抱闸时使用
维持电压60V或80V


24VDC

302 $\blacktriangleleft$ COM1


301 $\blacktriangleleft$ 24V

注1:此电源回路适用于无机房控制柜;
注2:控制柜抱闸电压根据客户订单配置;
注3:MC7C-PPB-A2抱闸电源板,3为0m时不使用降压功能, J2无效; J3不进行任何短接时, 执行J2所对应短接电压值的降压功能; 当使用降压功能时, C2输出DC110V,过3s后输出J2所选择的降压值;
注4:NI6C-C-PS1抱闸电源盒默认输出110VDC(盒内电源板上拨码开关的3在ON位置, 其余1、2、4、5在OFF位置);抱闸电源为200VDC时将盒内电源板上拨码开关的1、2拨到0位置时输出200VDC, 其余拨码均在OFF位置;

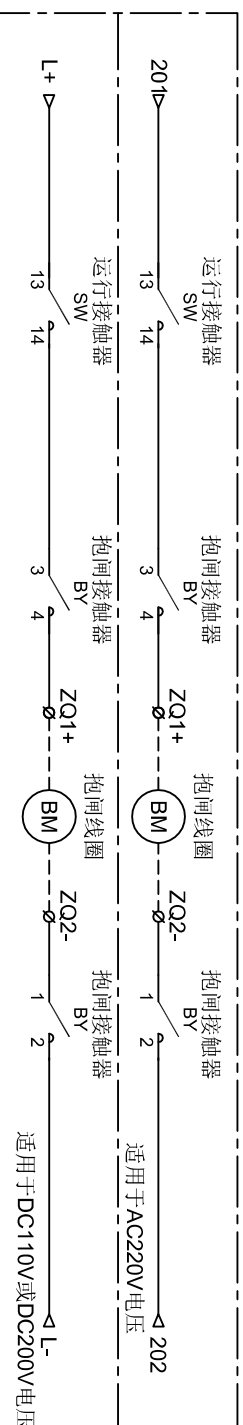


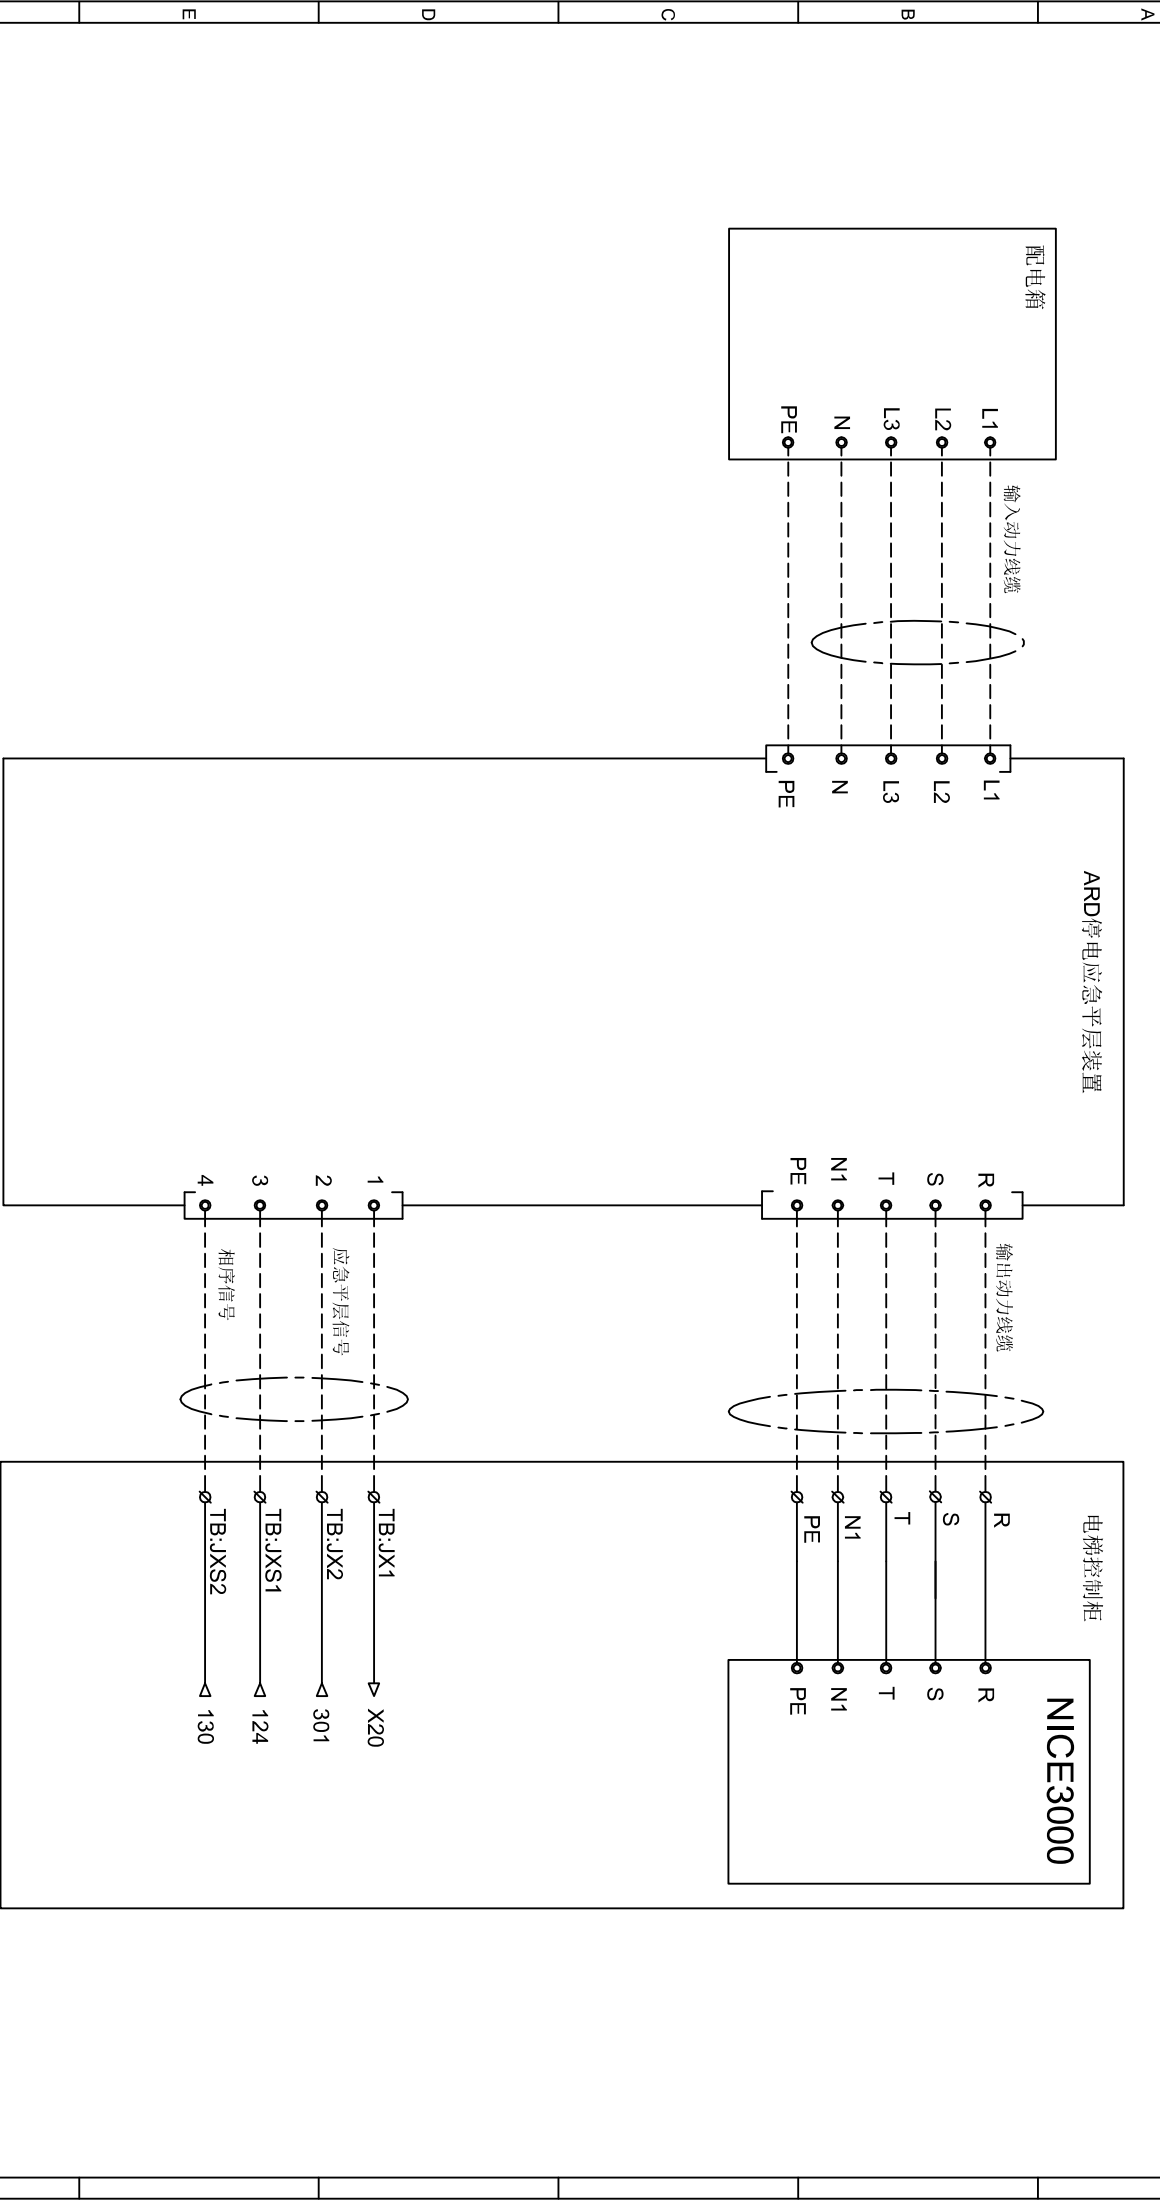


注1：此电源回路适用于配置ARD应急平层装置的控制柜；
注2：当停电应急时，ARD停电应急平层装置输出R、S两相380V应急电源，向控制柜内变频器和变压器TNR供电。


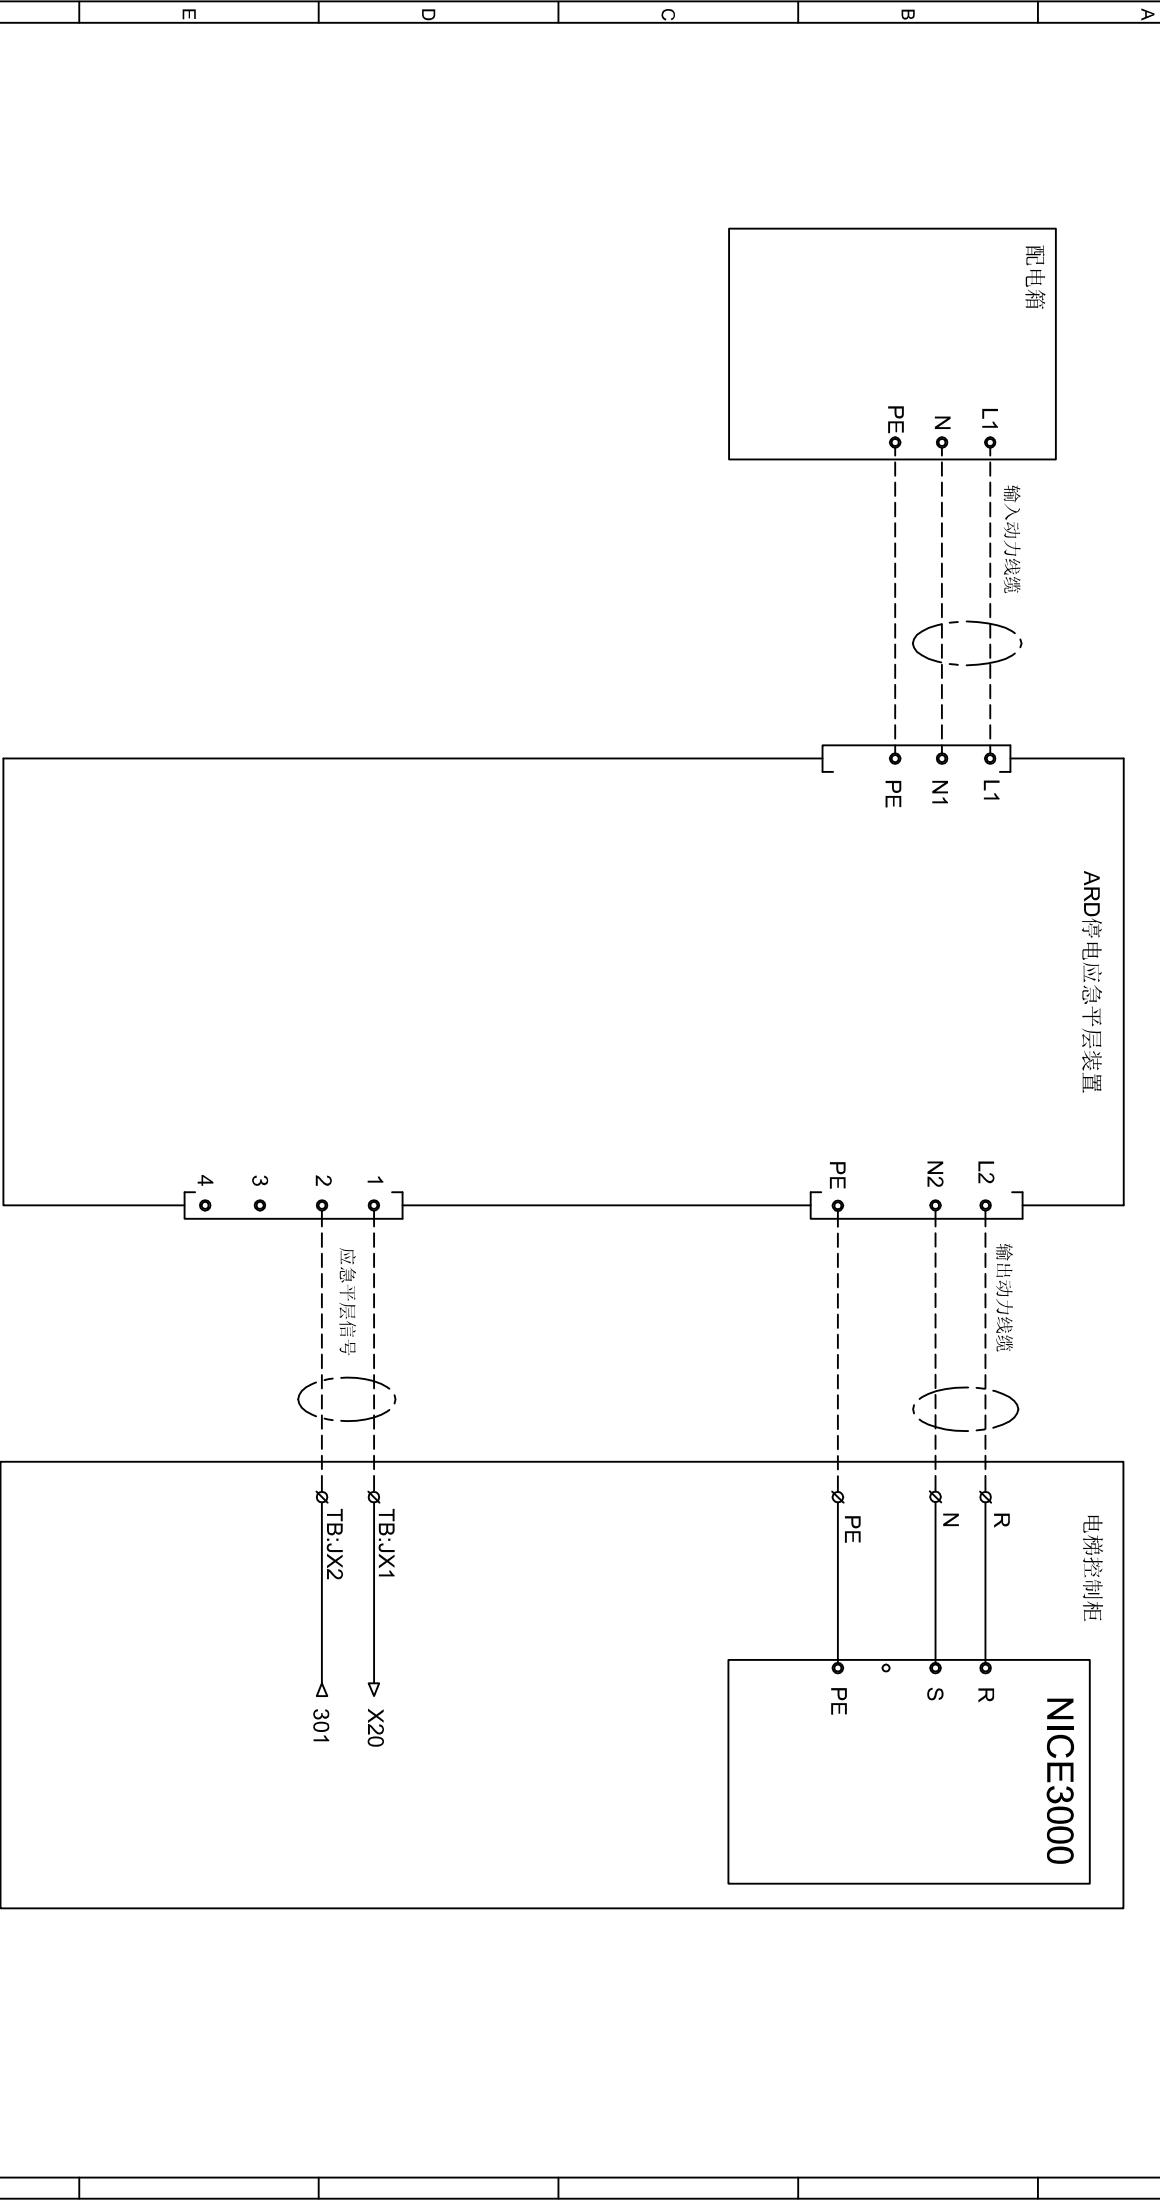



注1：此电源回路适用于配置ARD应急平层装置的控制柜；
注2：当停电应急时，ARD停电应急平层装置输出L2、N2单相220V应急电源，向控制柜内变频器 and 变压器TRF供电。

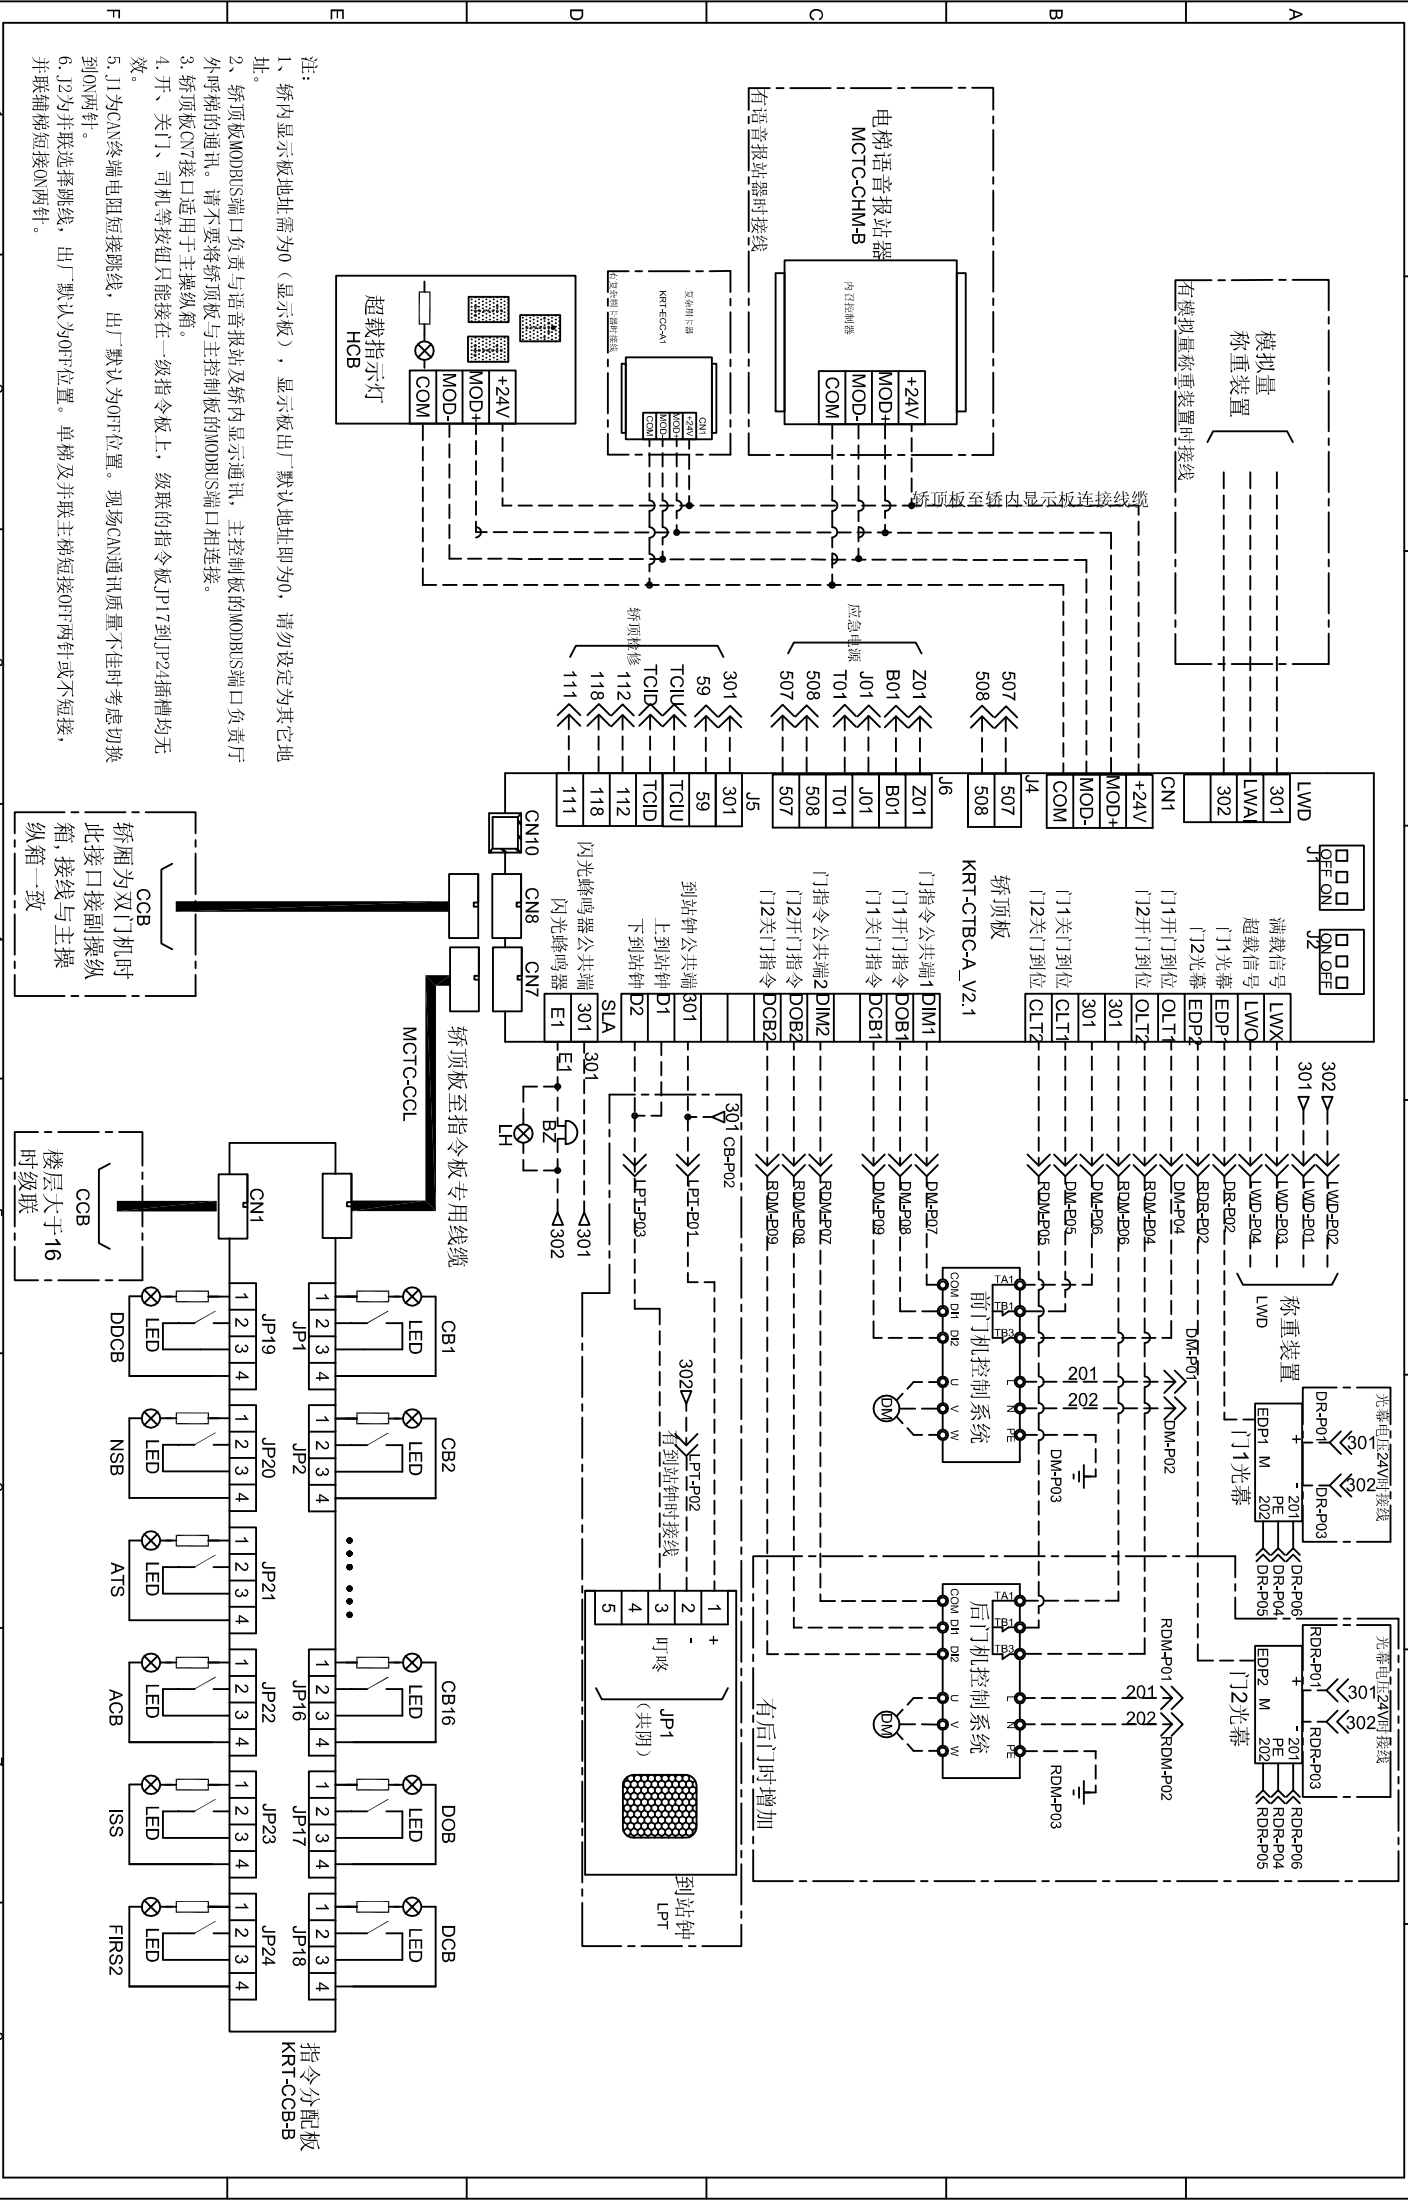




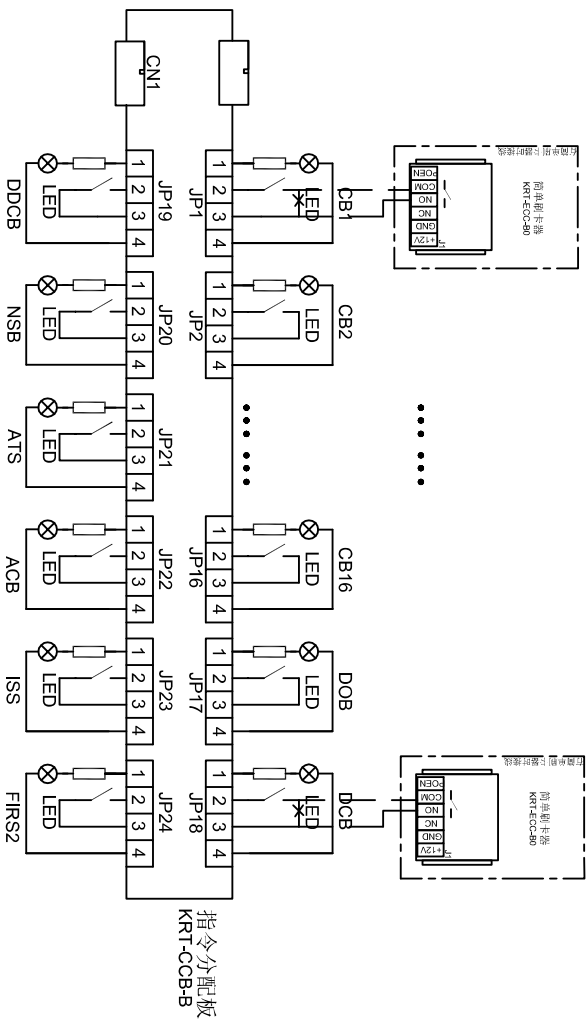






注：此回路适用于德凌二线制对讲机

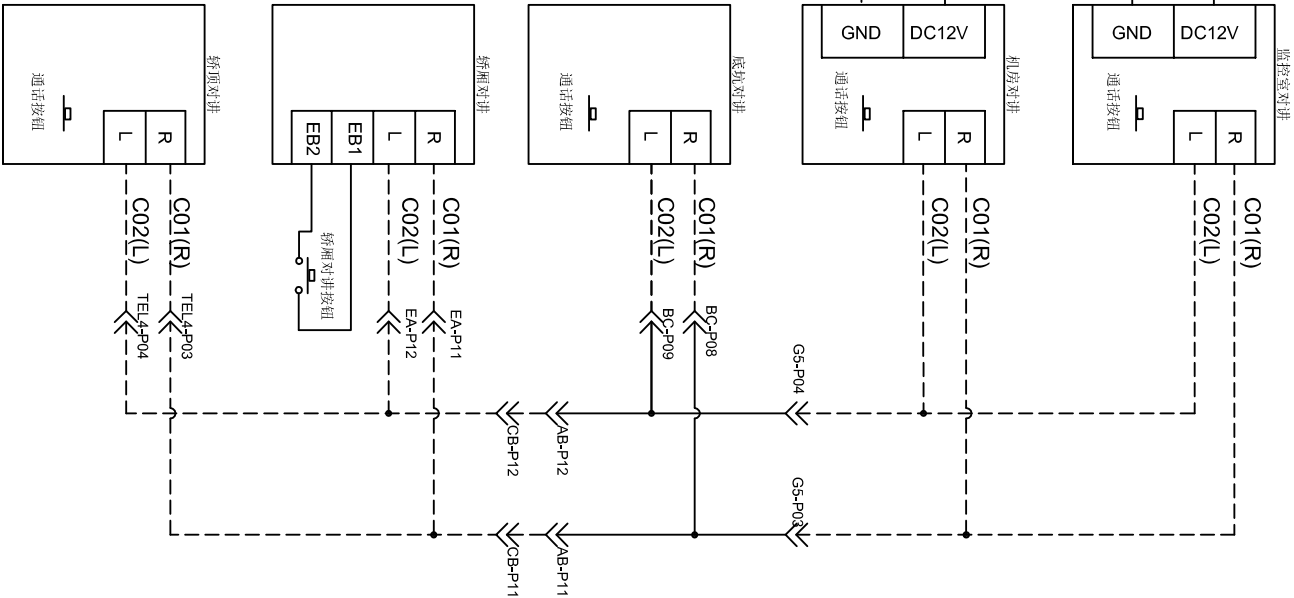
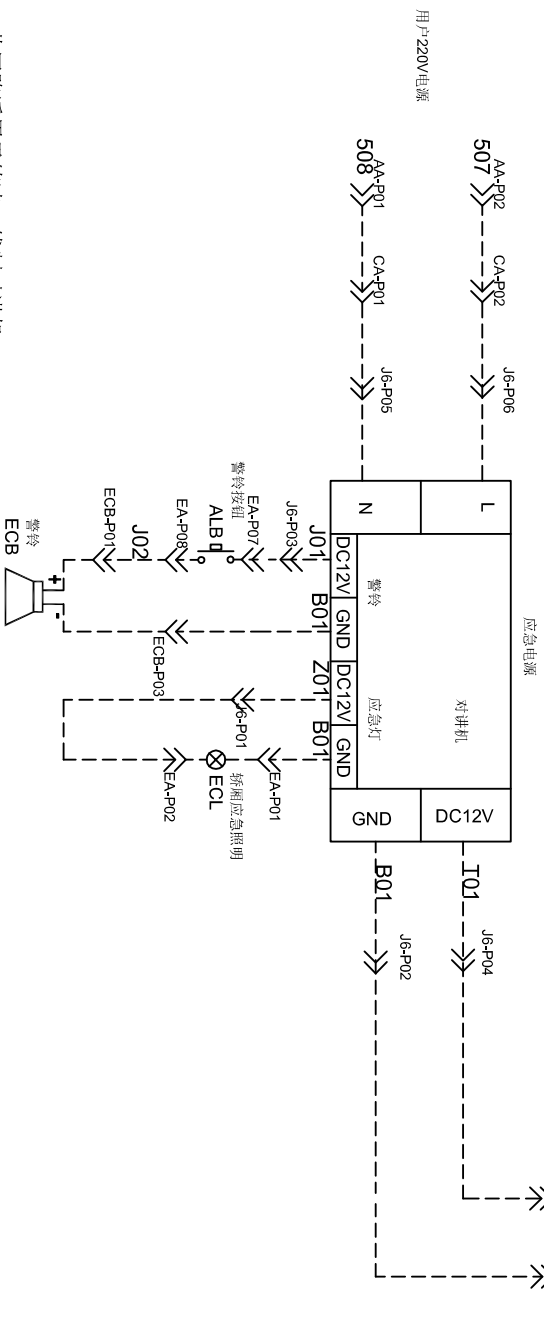


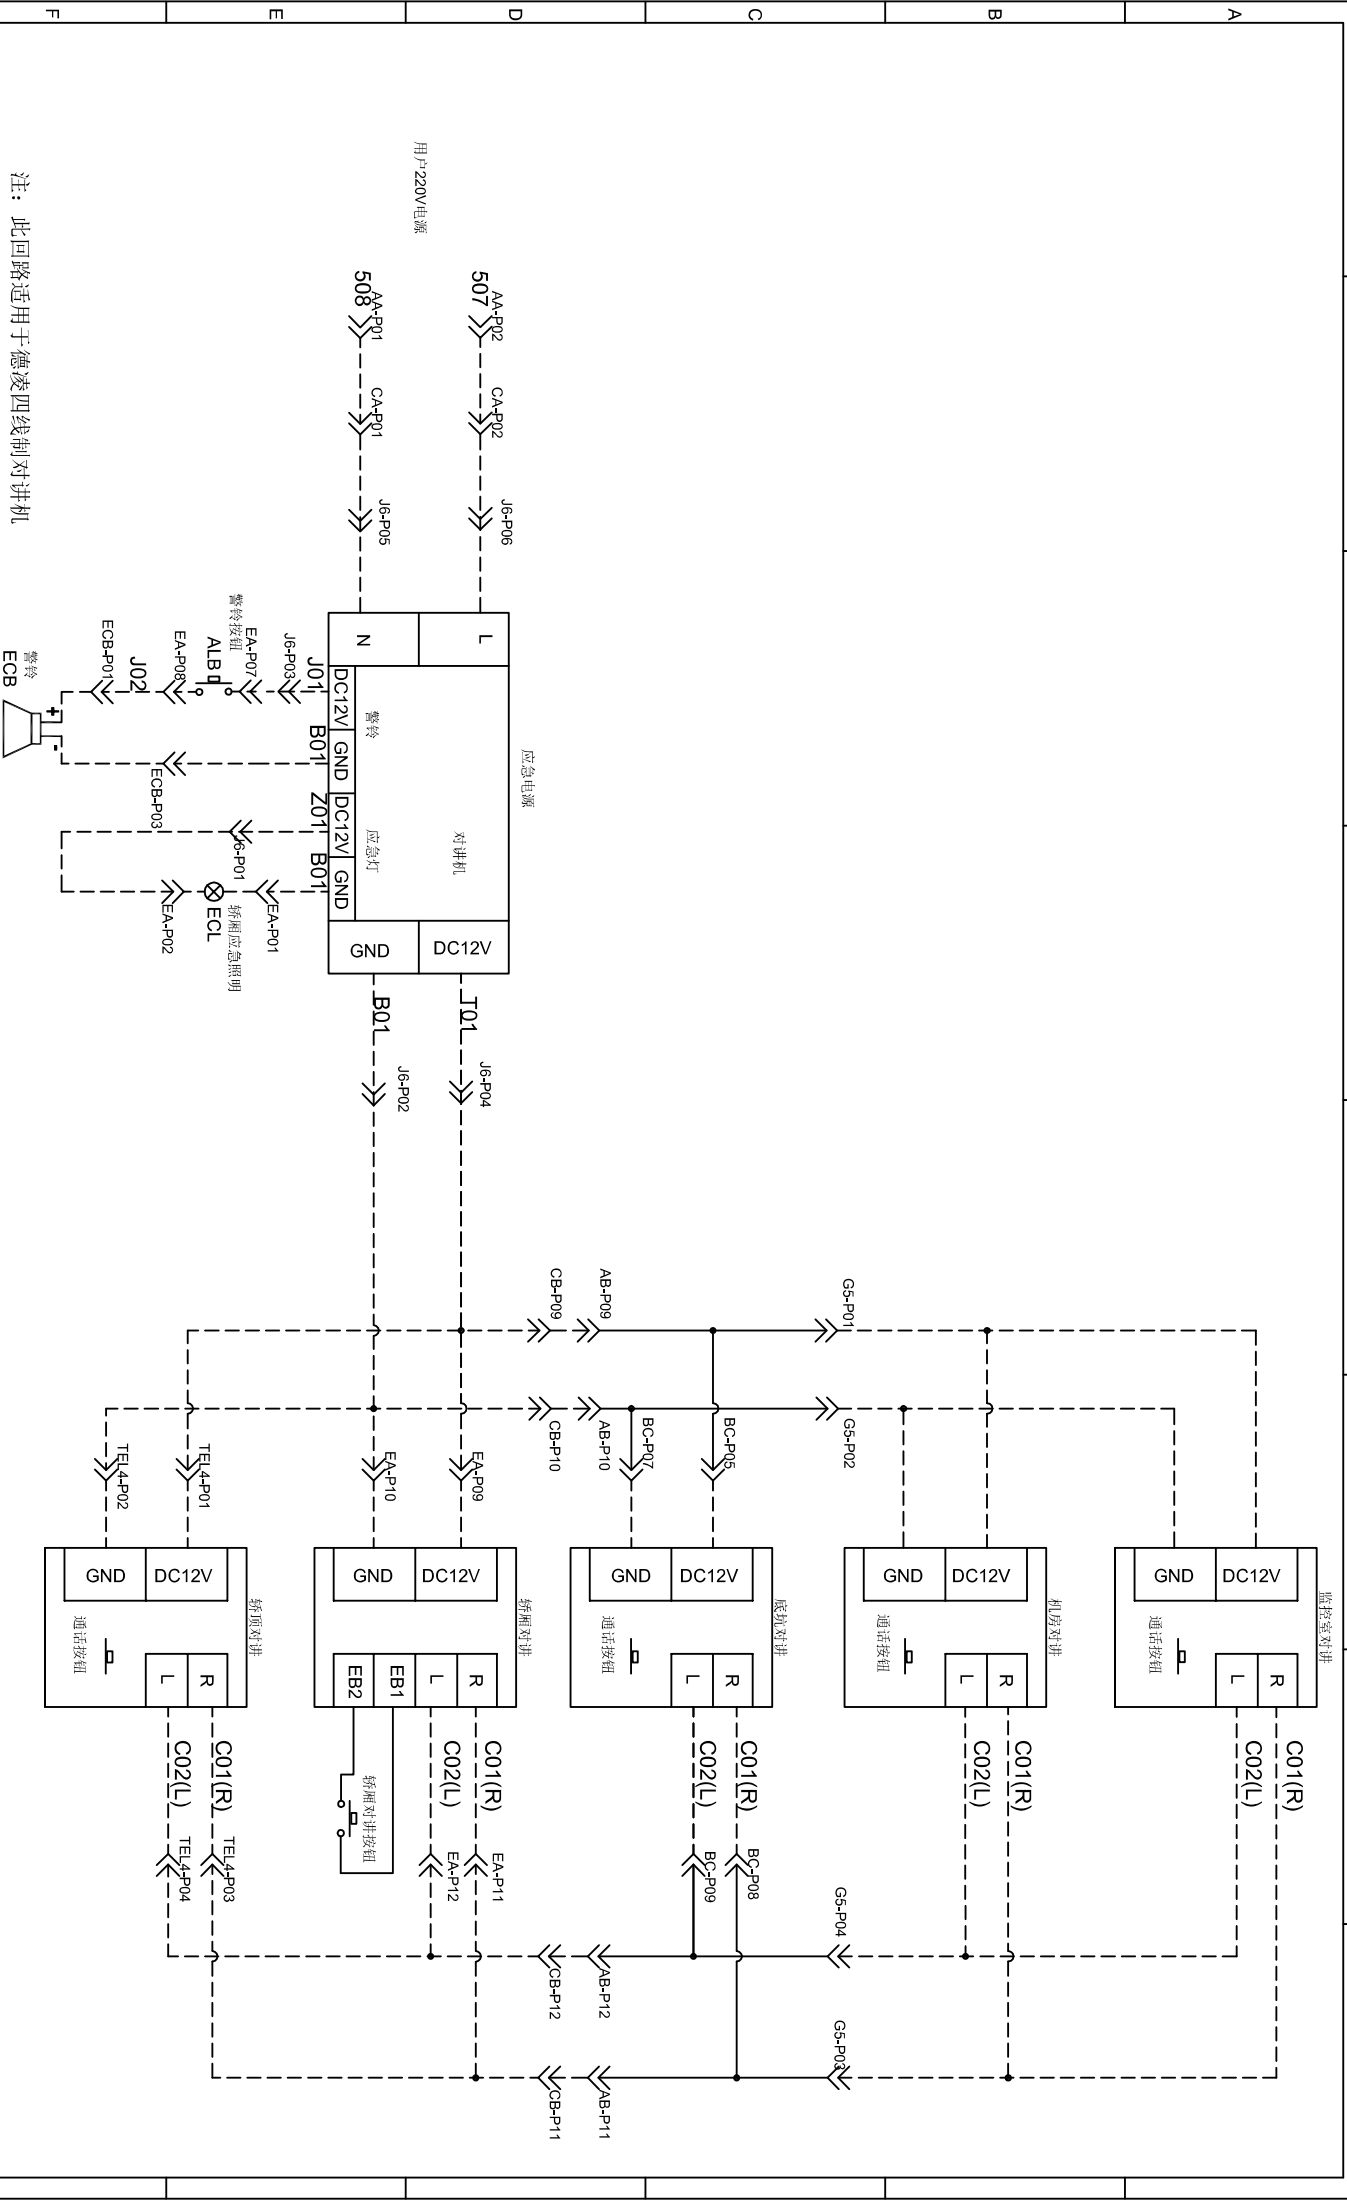


注：此回路适用于德凌四线制对讲机

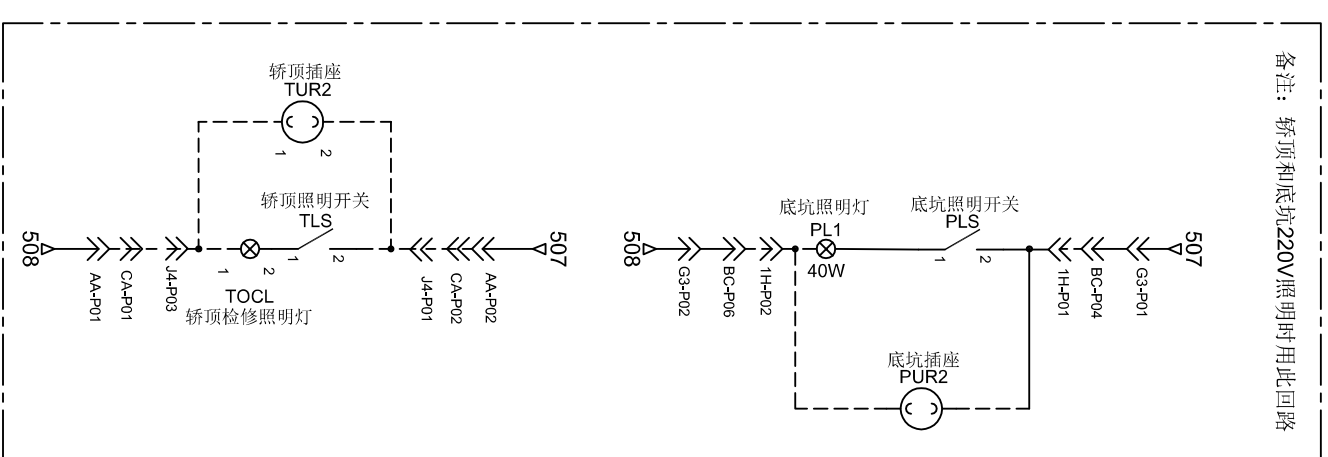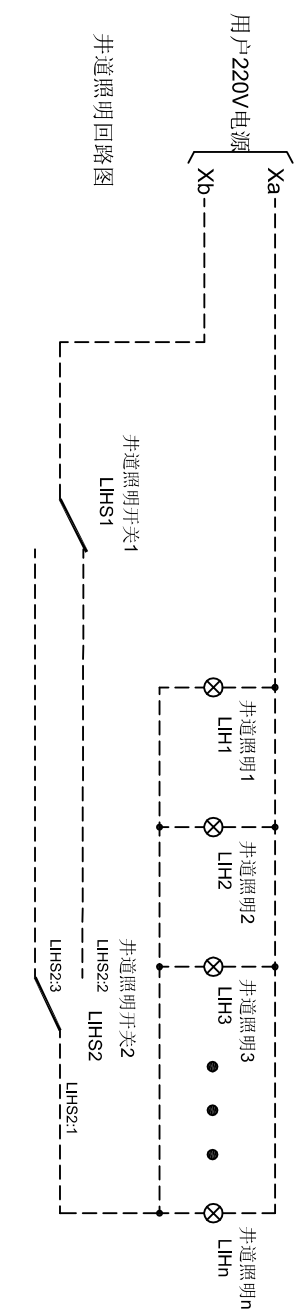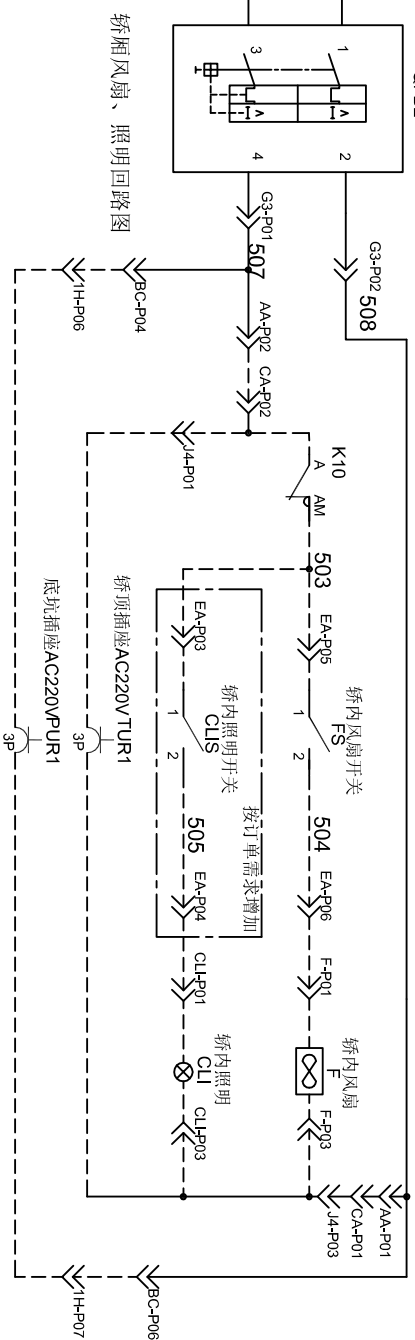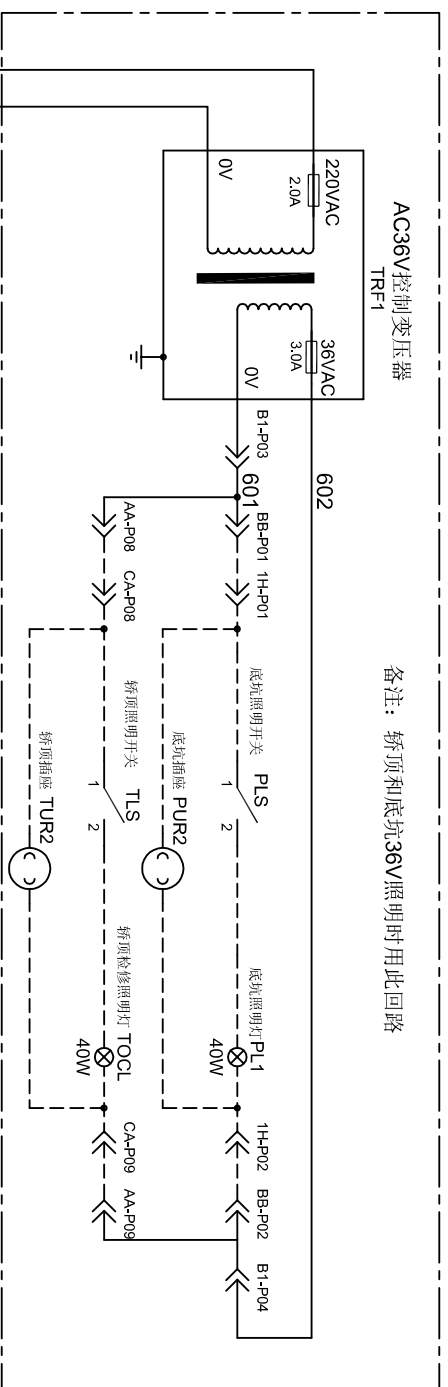

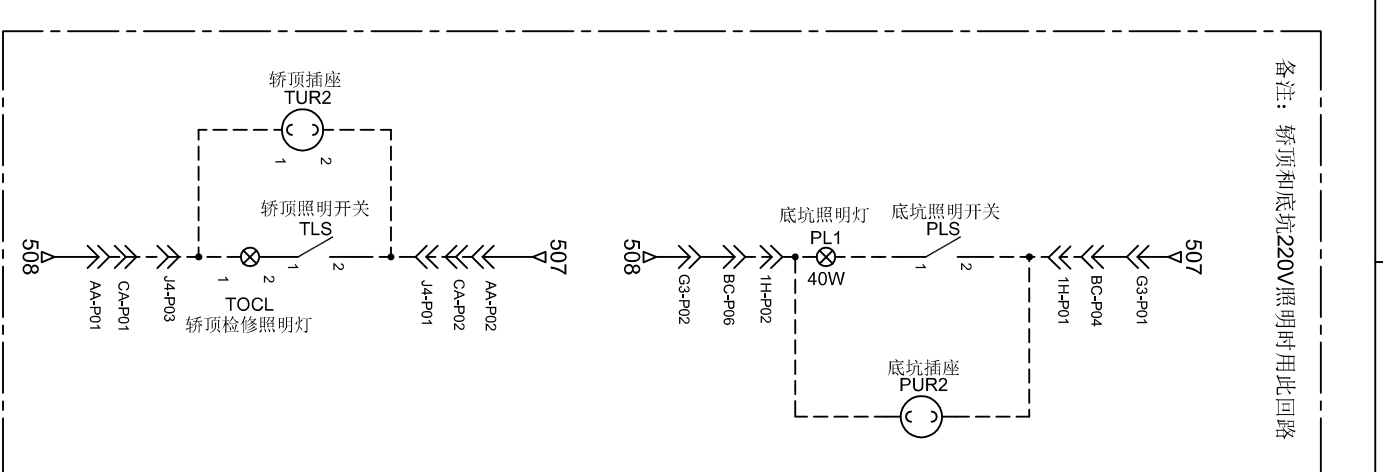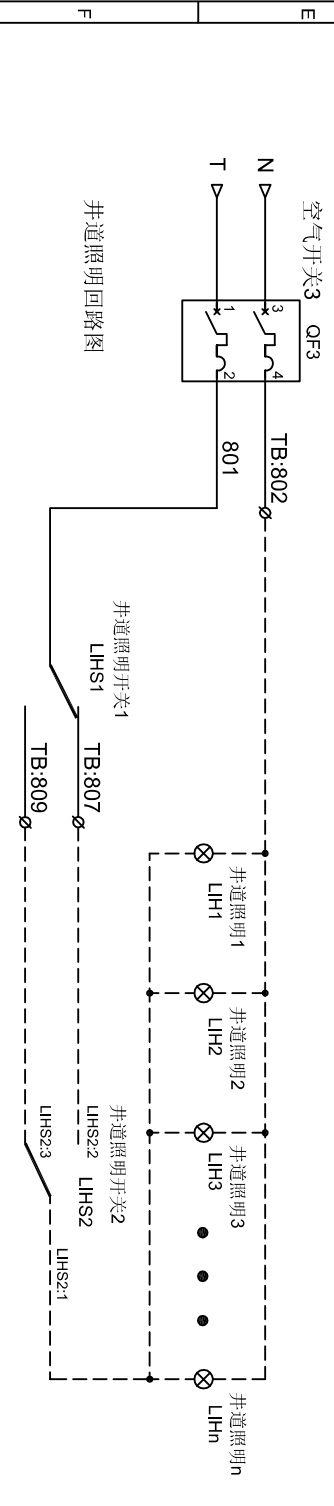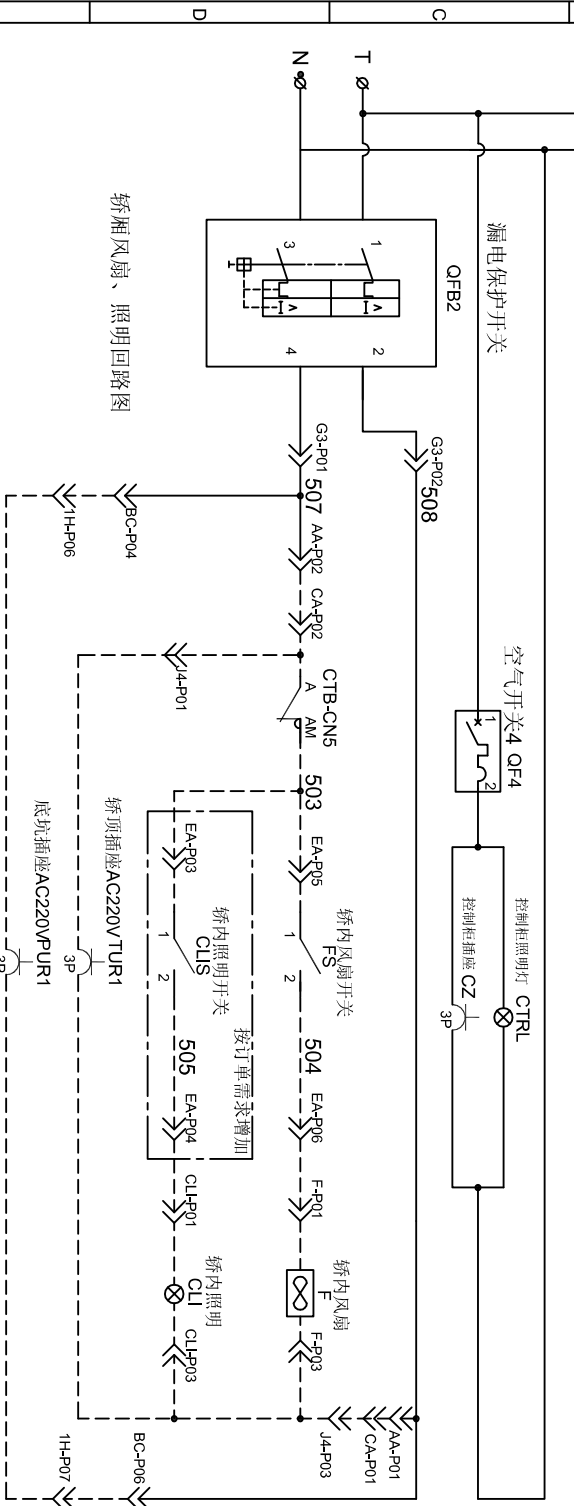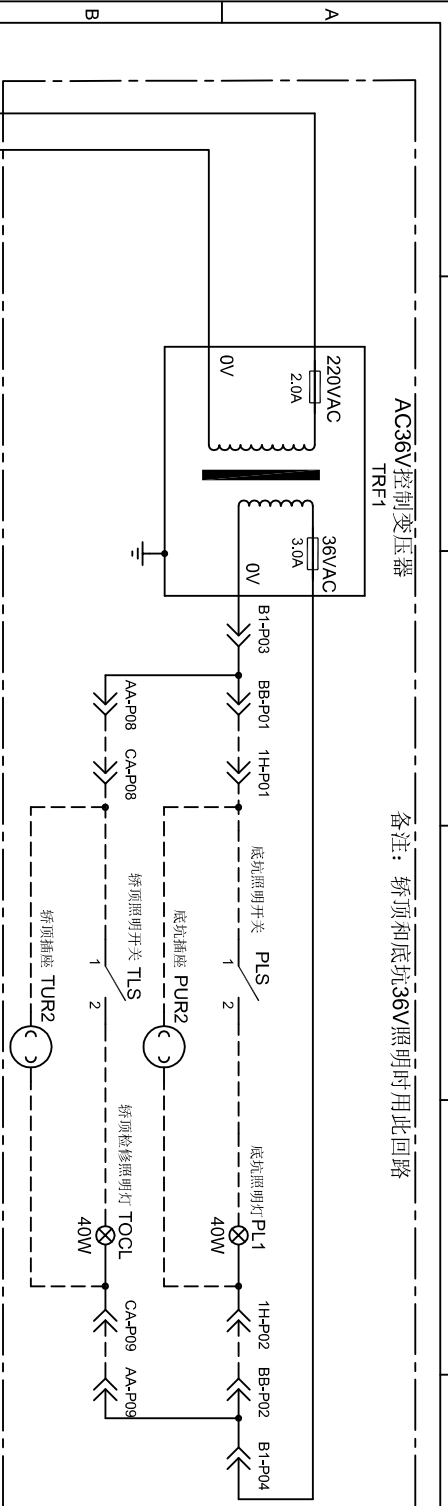


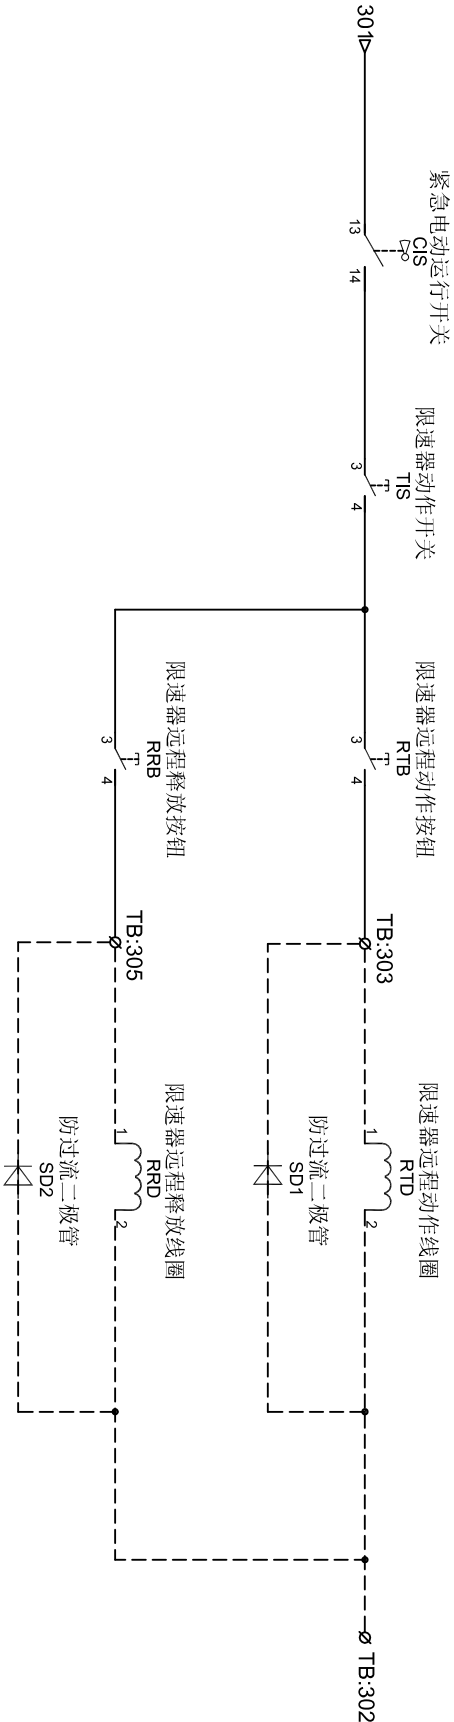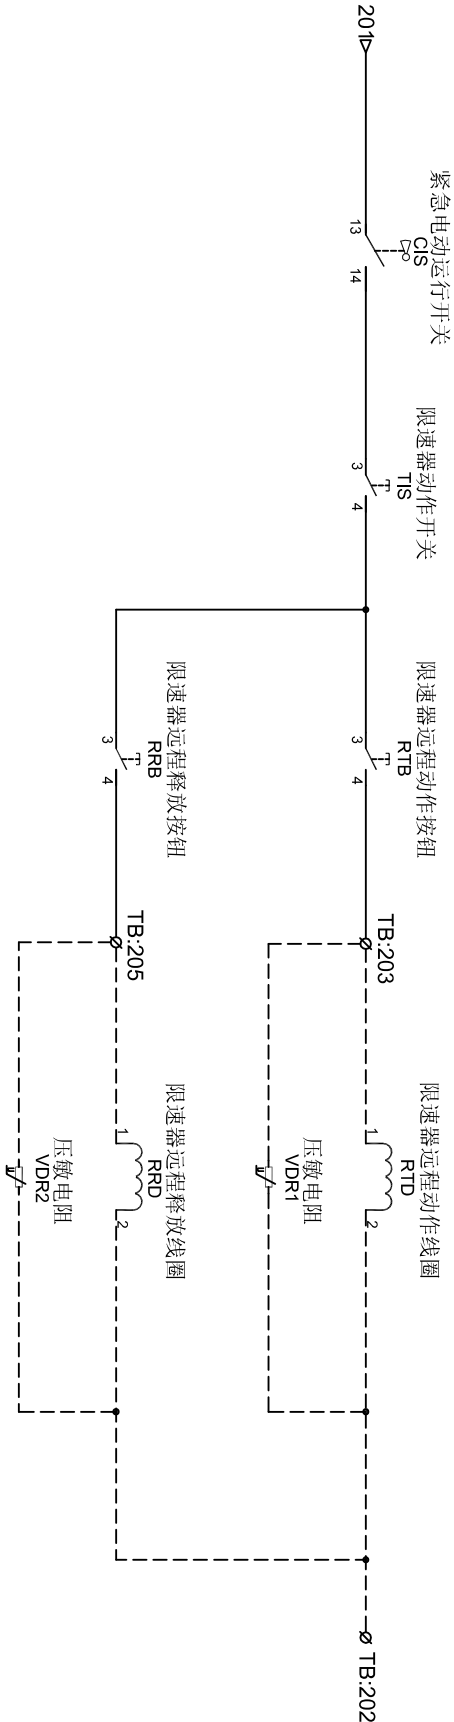


注1:此回路适用于无机房控制柜;

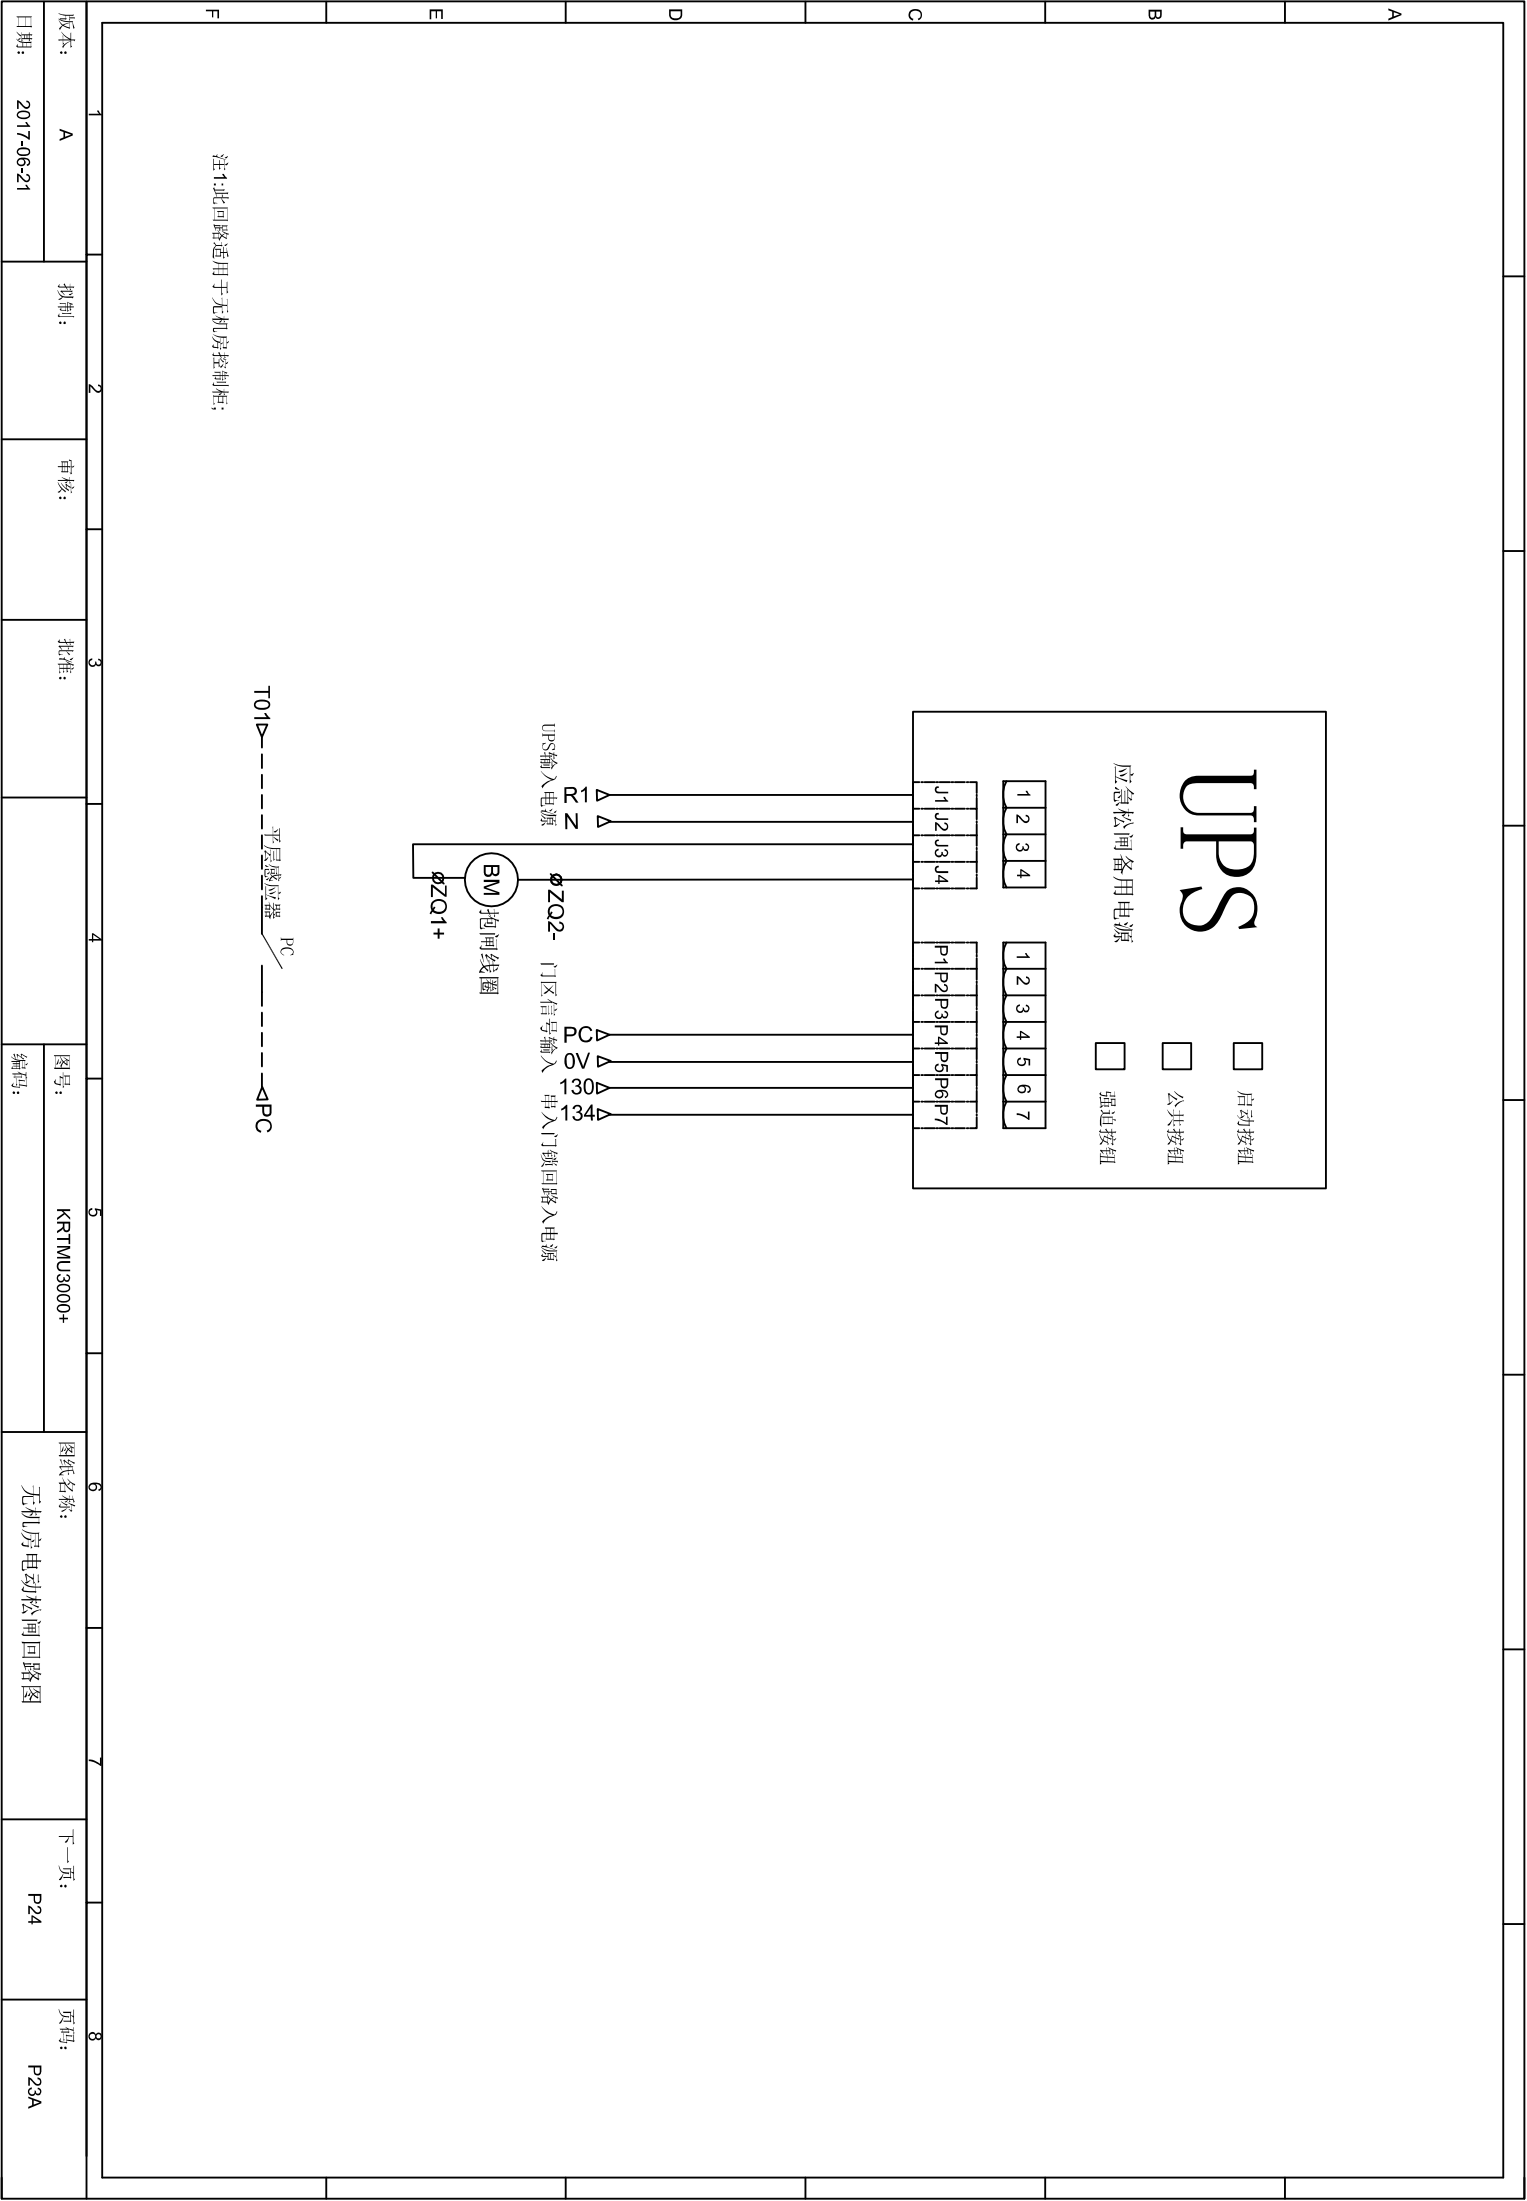

适用于**A梯**与**B梯**同侧的并联

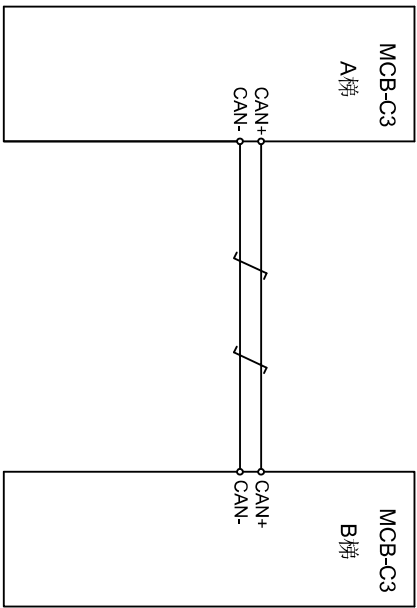


适用于**A梯**与**B梯**异侧的并联

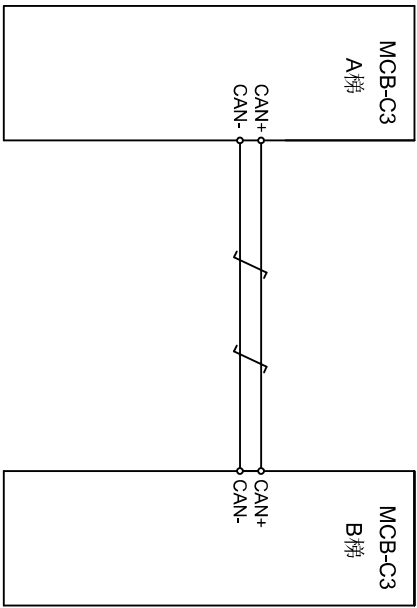


到A梯控制柜

到B梯控制柜

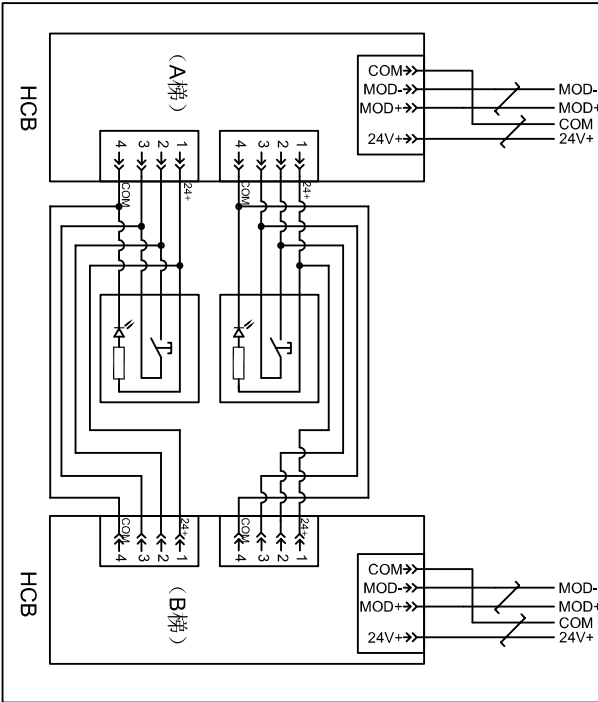


到A梯控制柜


到B梯控制柜

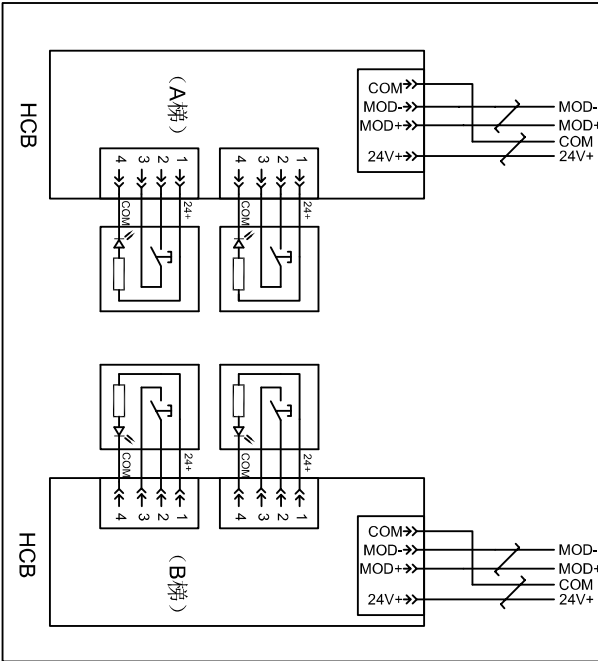


注：外召板地址设定，要根据物理地址设定。

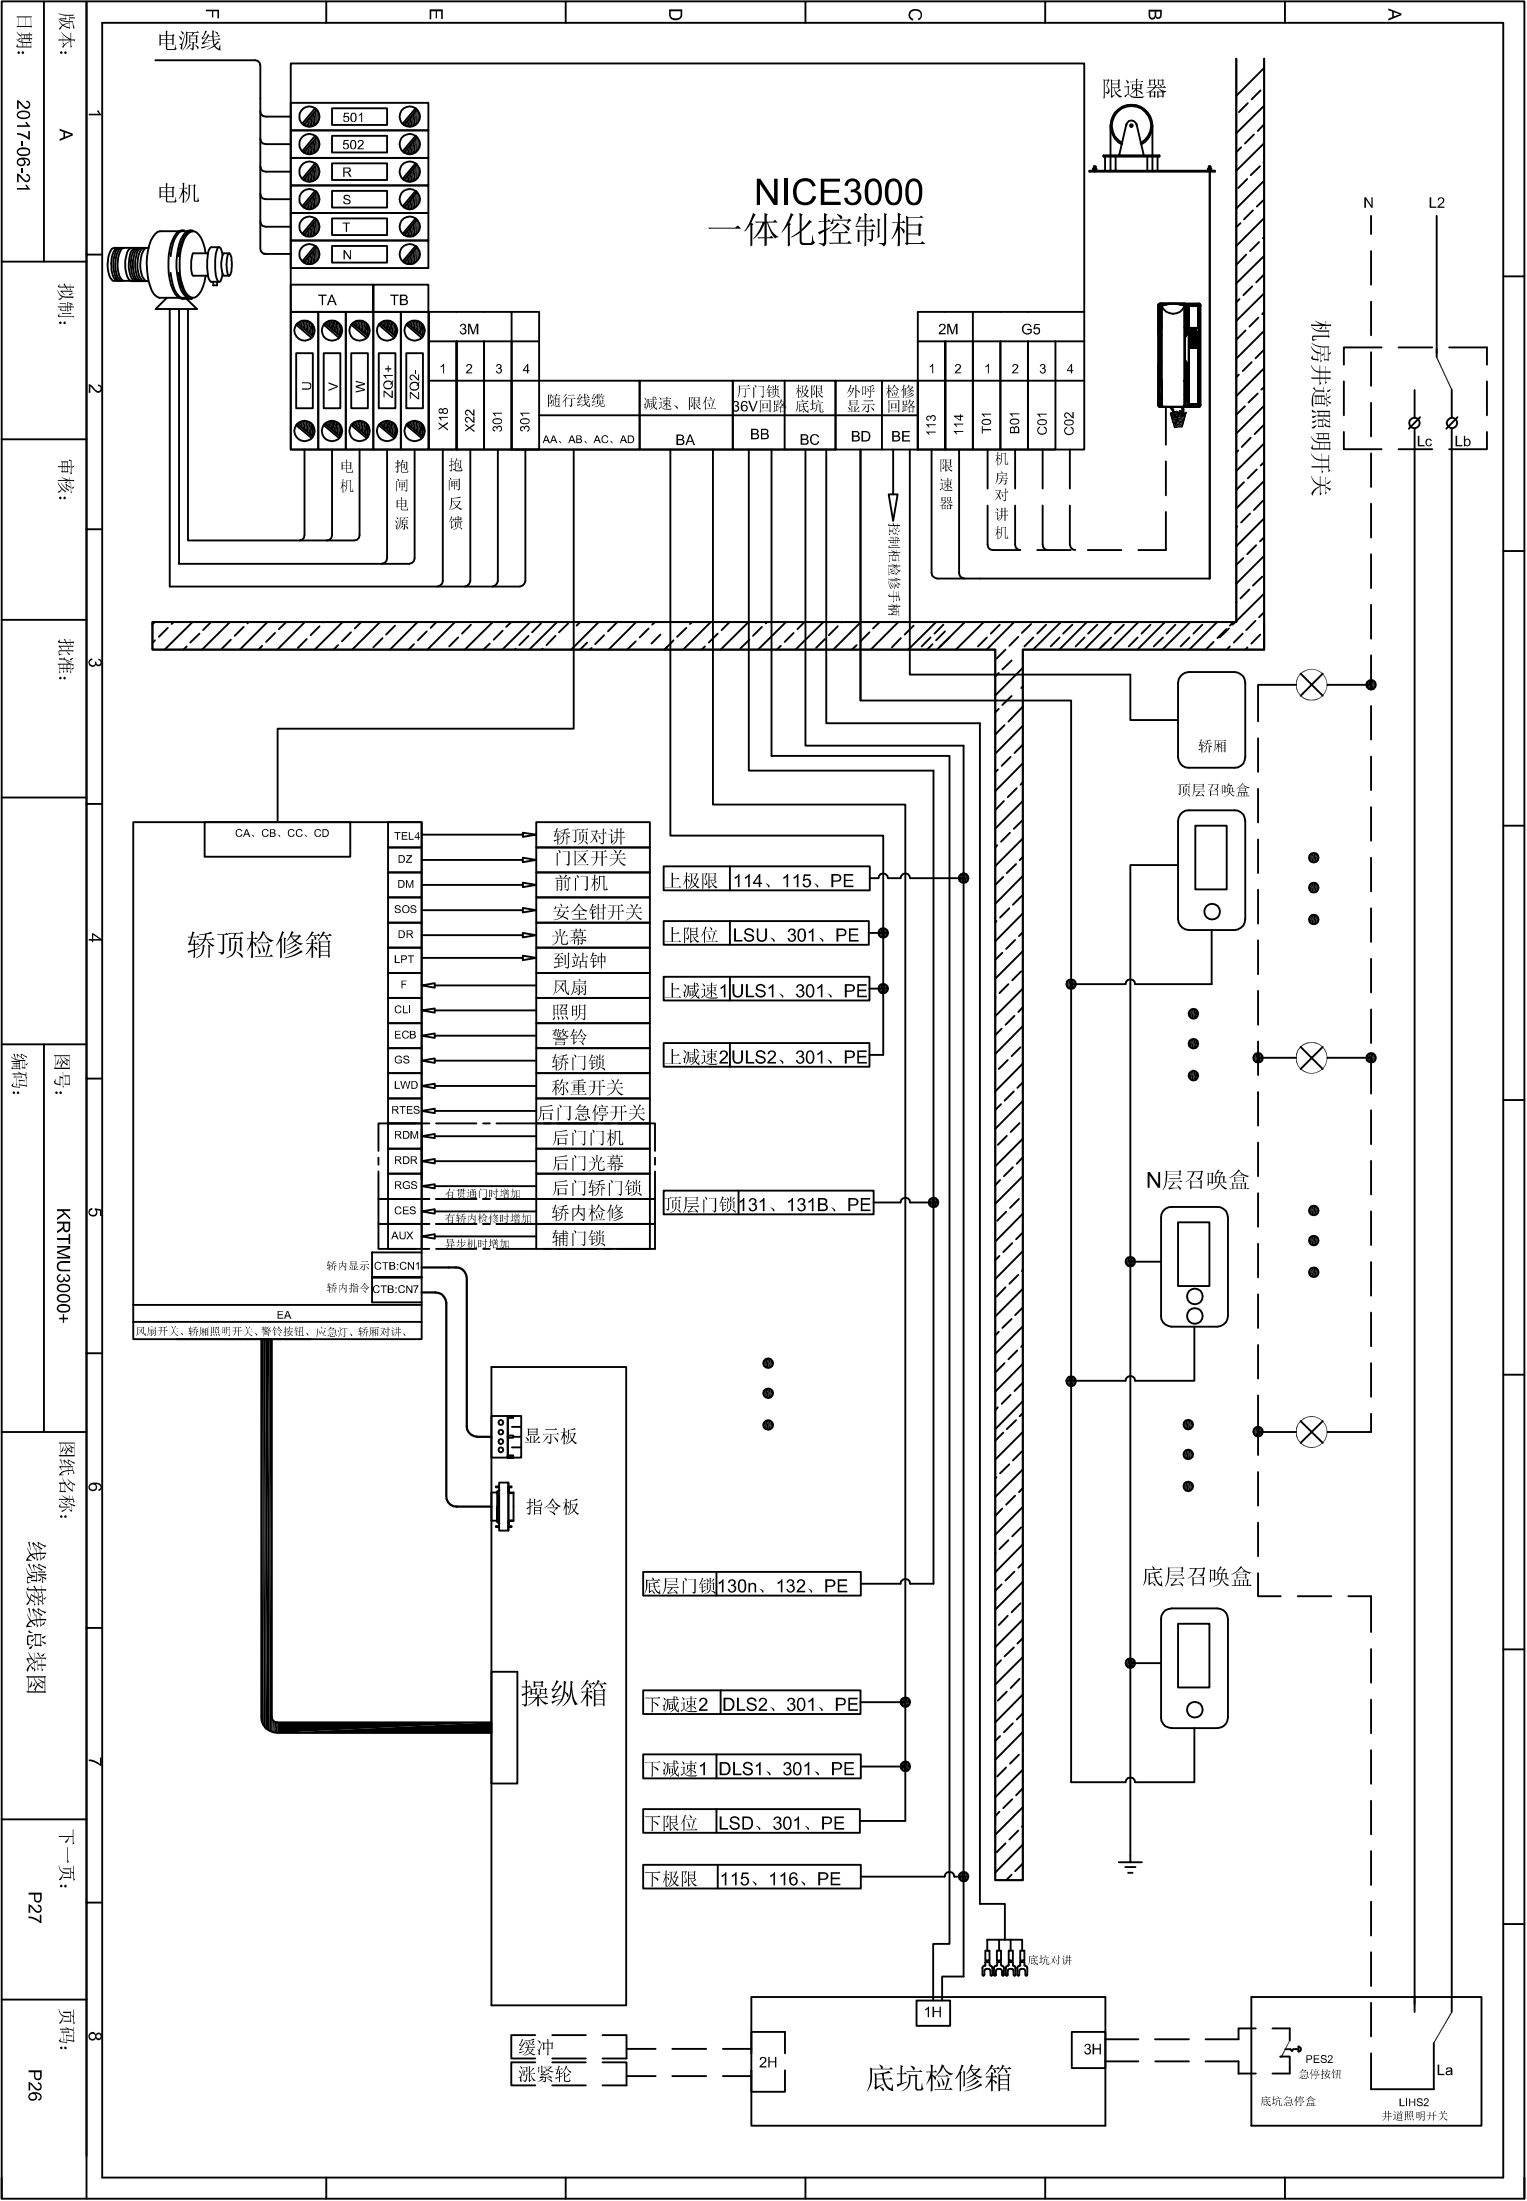

NICE3000
一体化控制柜

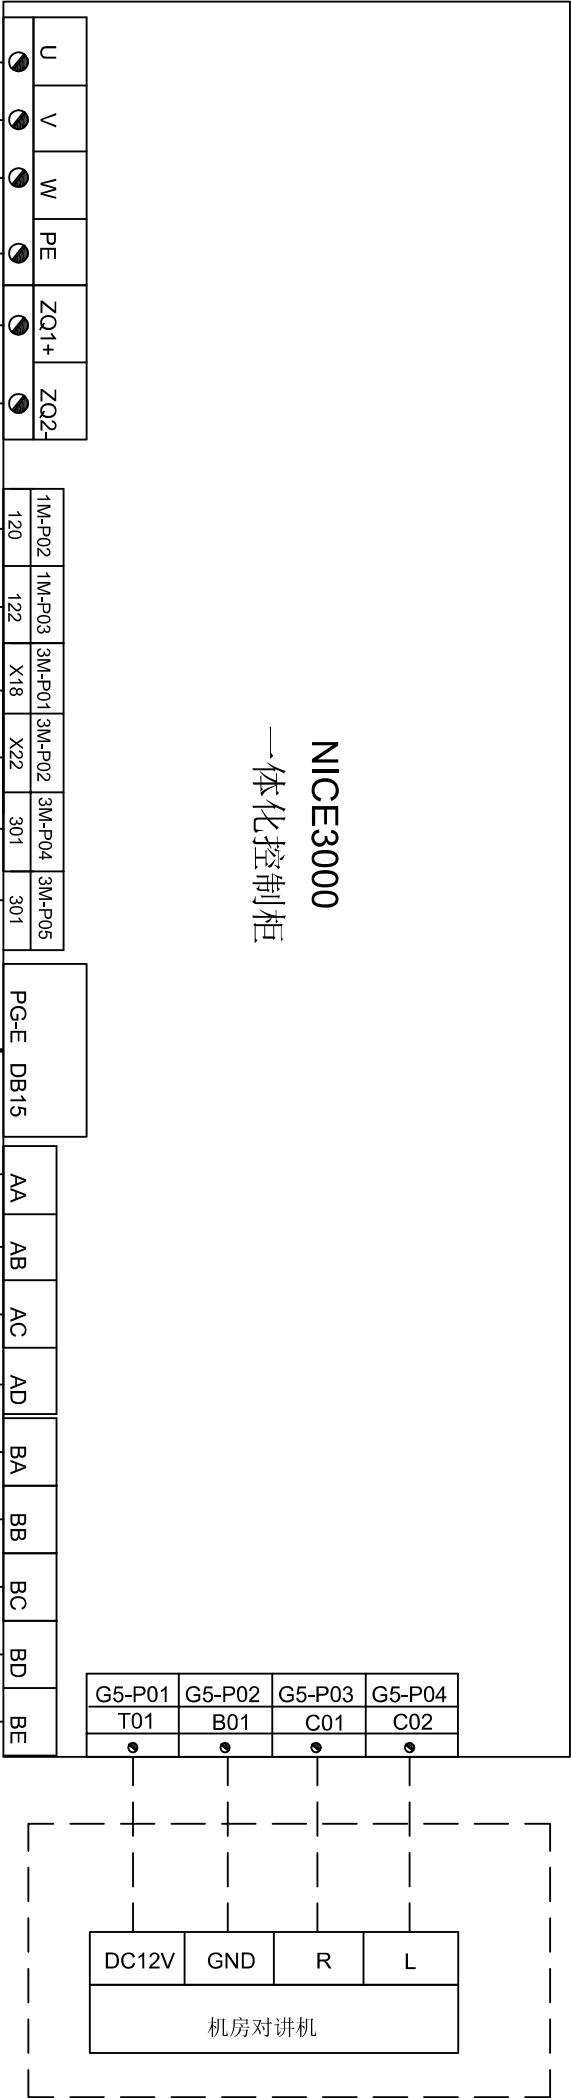

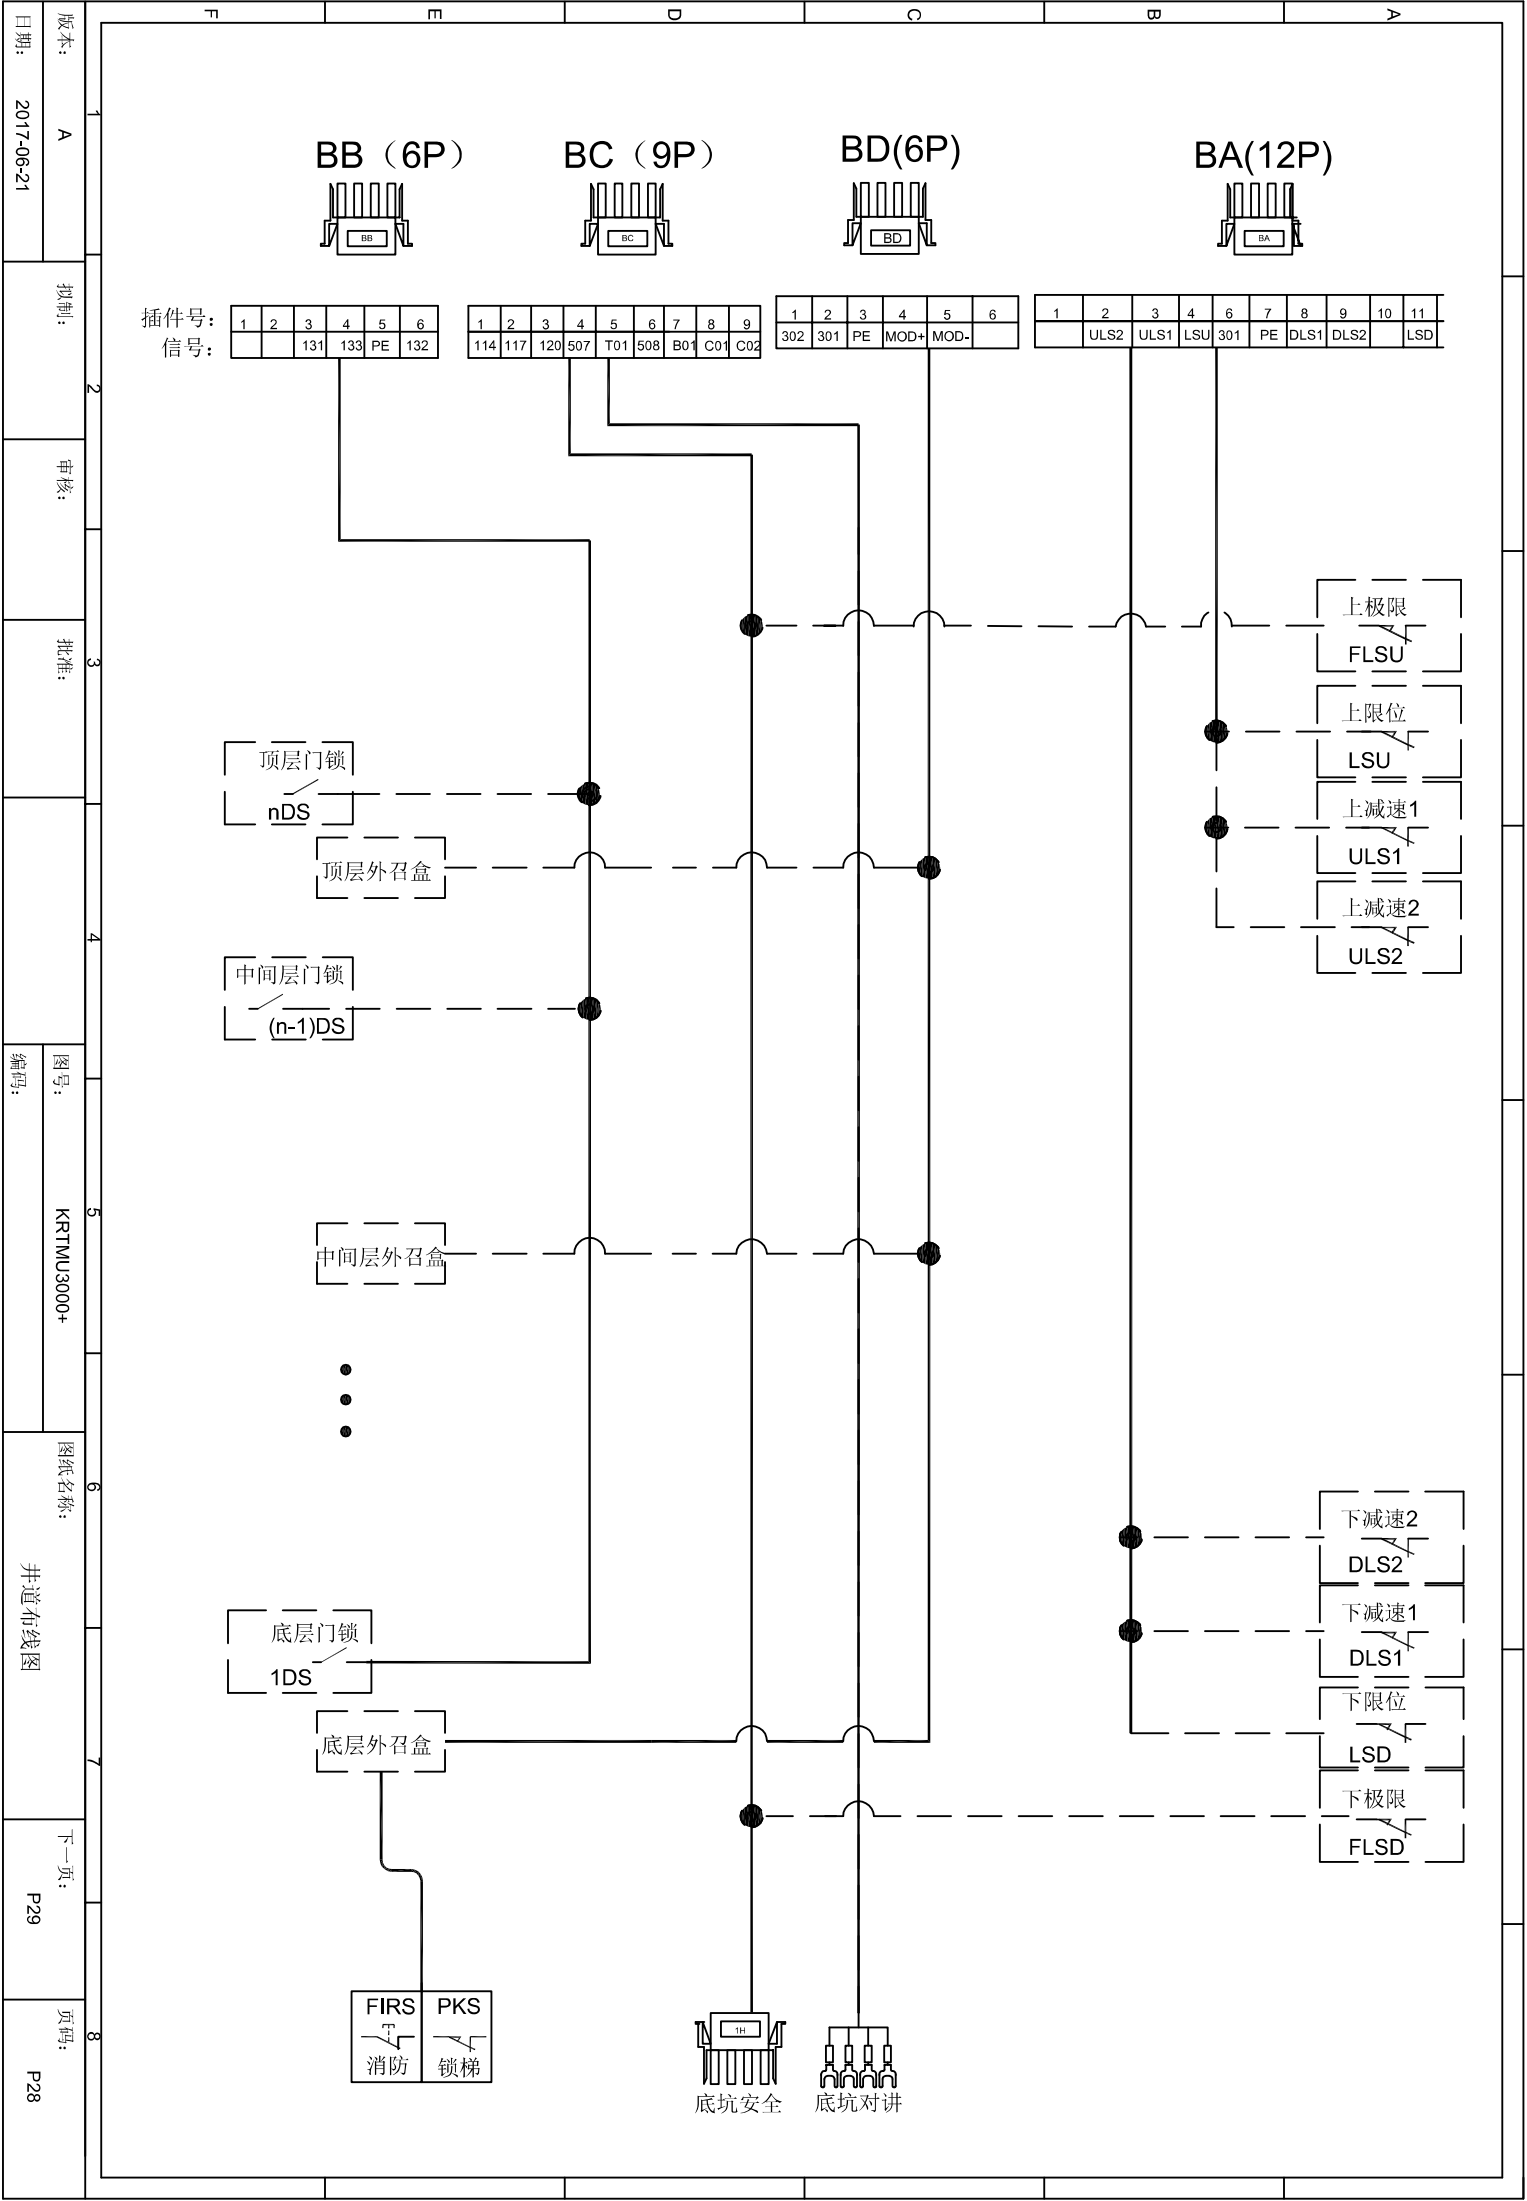


控制柜


CA、CB、CC、CD

轿顶检修箱

操纵箱

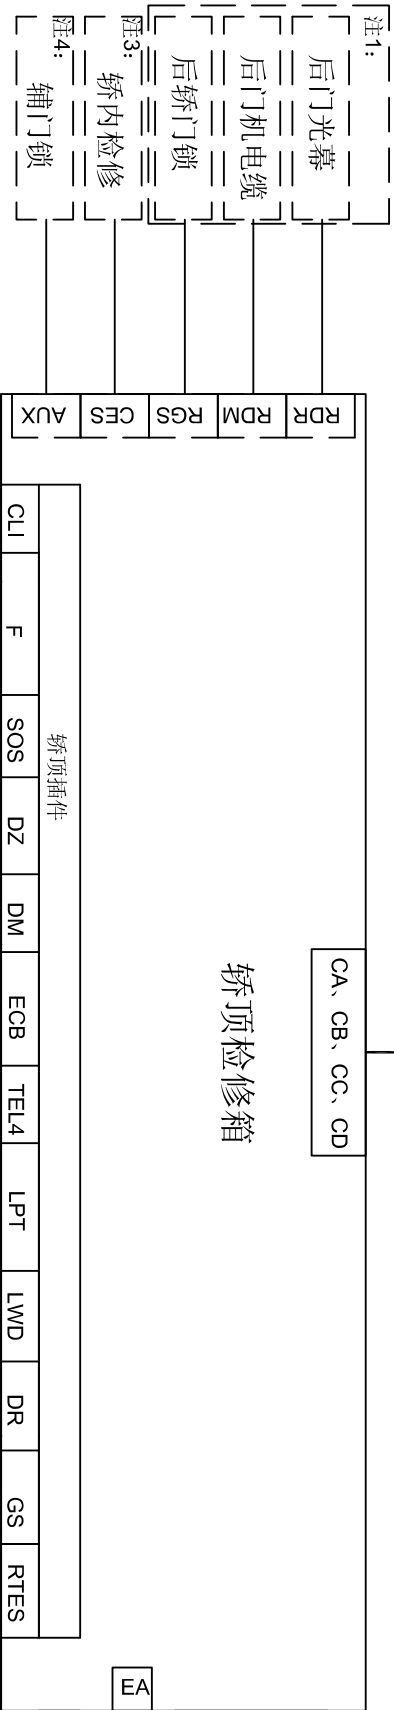


注1: 有后门时增加
注2: 有后门急停时增加
注3: 有轿内检修时增加
注4: 异步机时增加

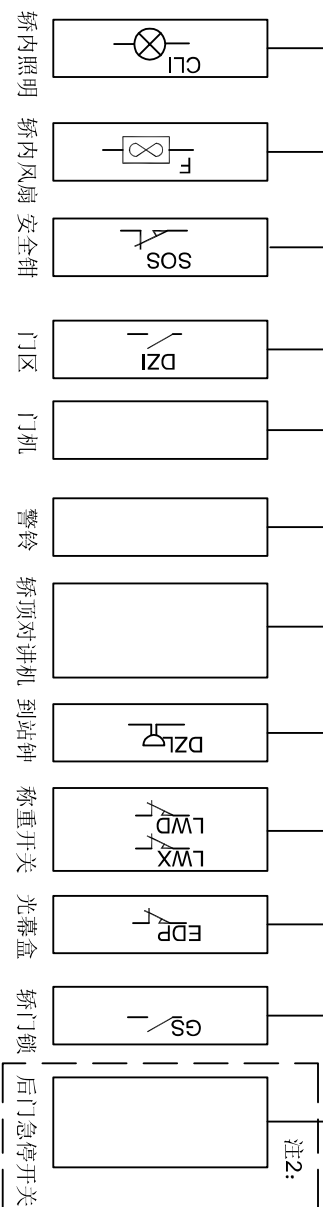

轿顶检修箱

警铃接线、轿厢应急灯、轿厢对讲、风扇开关、轿厢照明开关	轿内急停开关	轿内指令	轿内显示
EA	CES	CTB:CN7	CTB:CN1

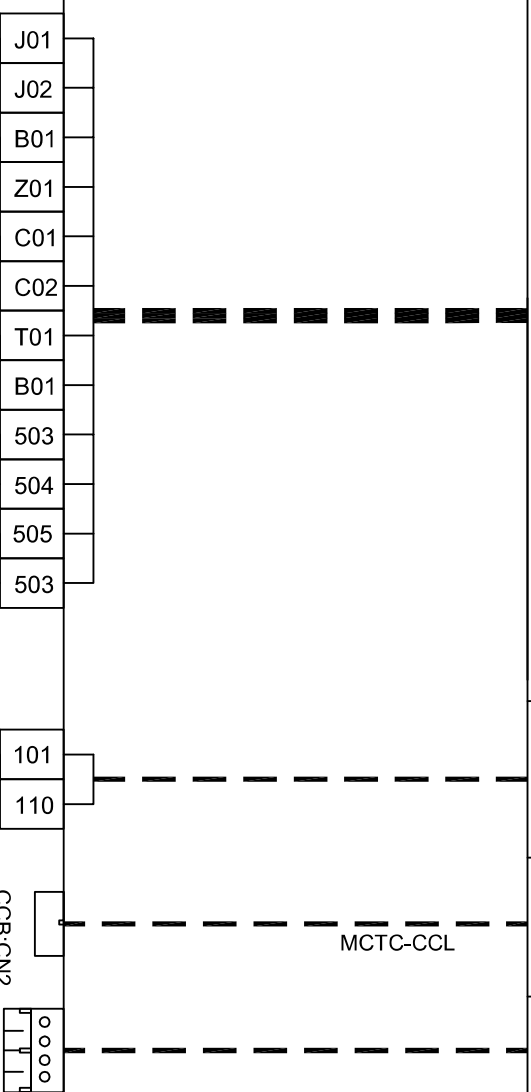

CCB:CN2

--	--	--	--

 轿内指令板 轿内显示板插件

箱纛操

注1: 当有轿内急停开关时, 增加CES插件线缆。

1		2		3		4		5		6		7		8	
版本: A	拟制:		审核:		批准:		图号: KRTMU3000+		图纸名称: 轿厢布线图		下一页: P31		页码: P30		
日期: 2017-06-21							编码:								

